



市道政広線(政広橋付近)消火栓設置工事


平面図 S=1:1,000

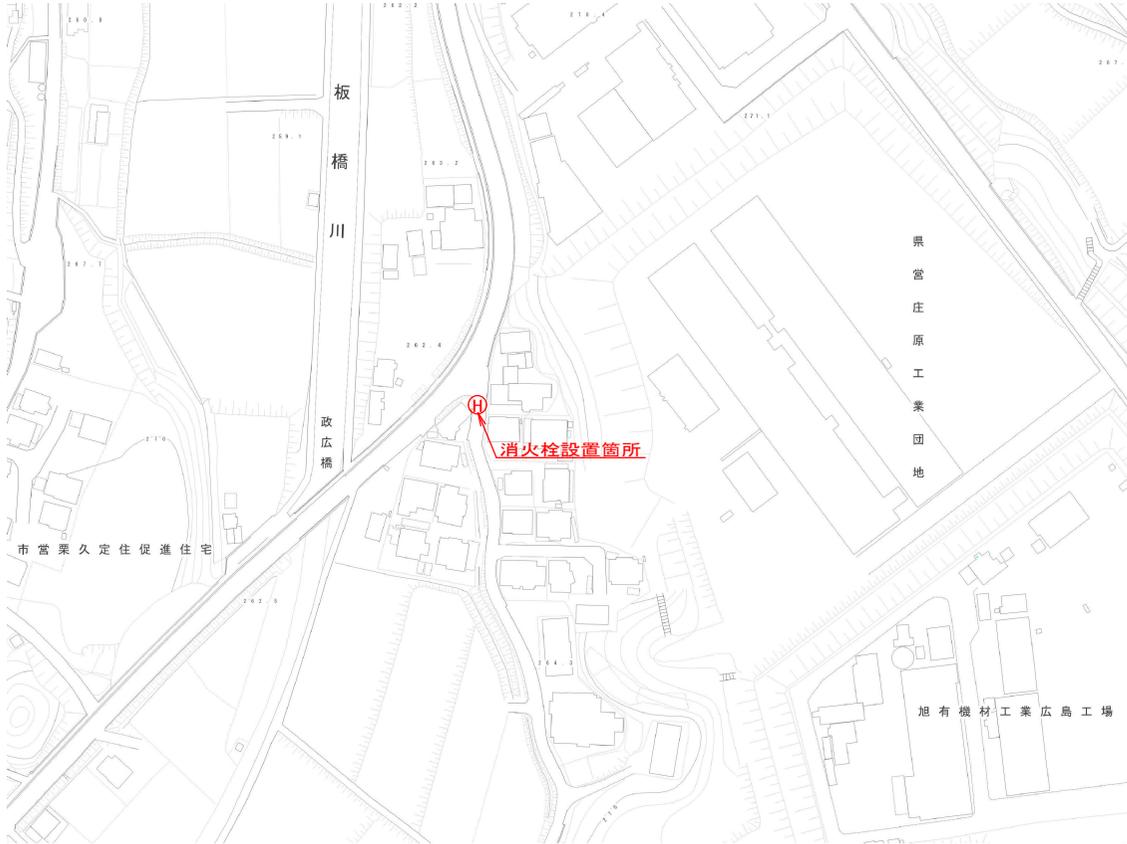

配管詳細図 S=1:10

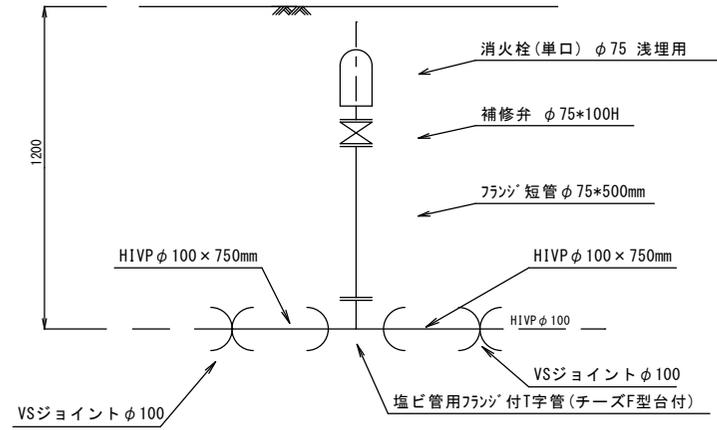

標準掘削断面図 S=1:20

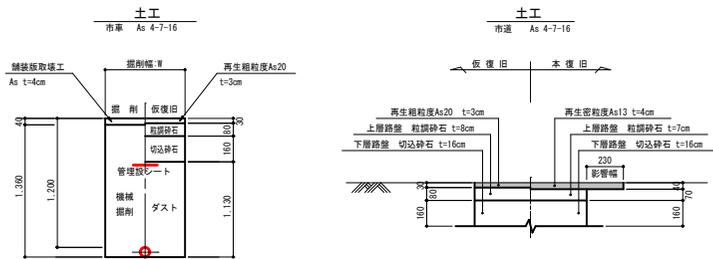

図面番号	1	縮尺	図示
事業名	消火栓設置工事		
工種			
種別	平面図外		
工事箇所	庄原市新庄町地内		
工事番号			
庄原市			