



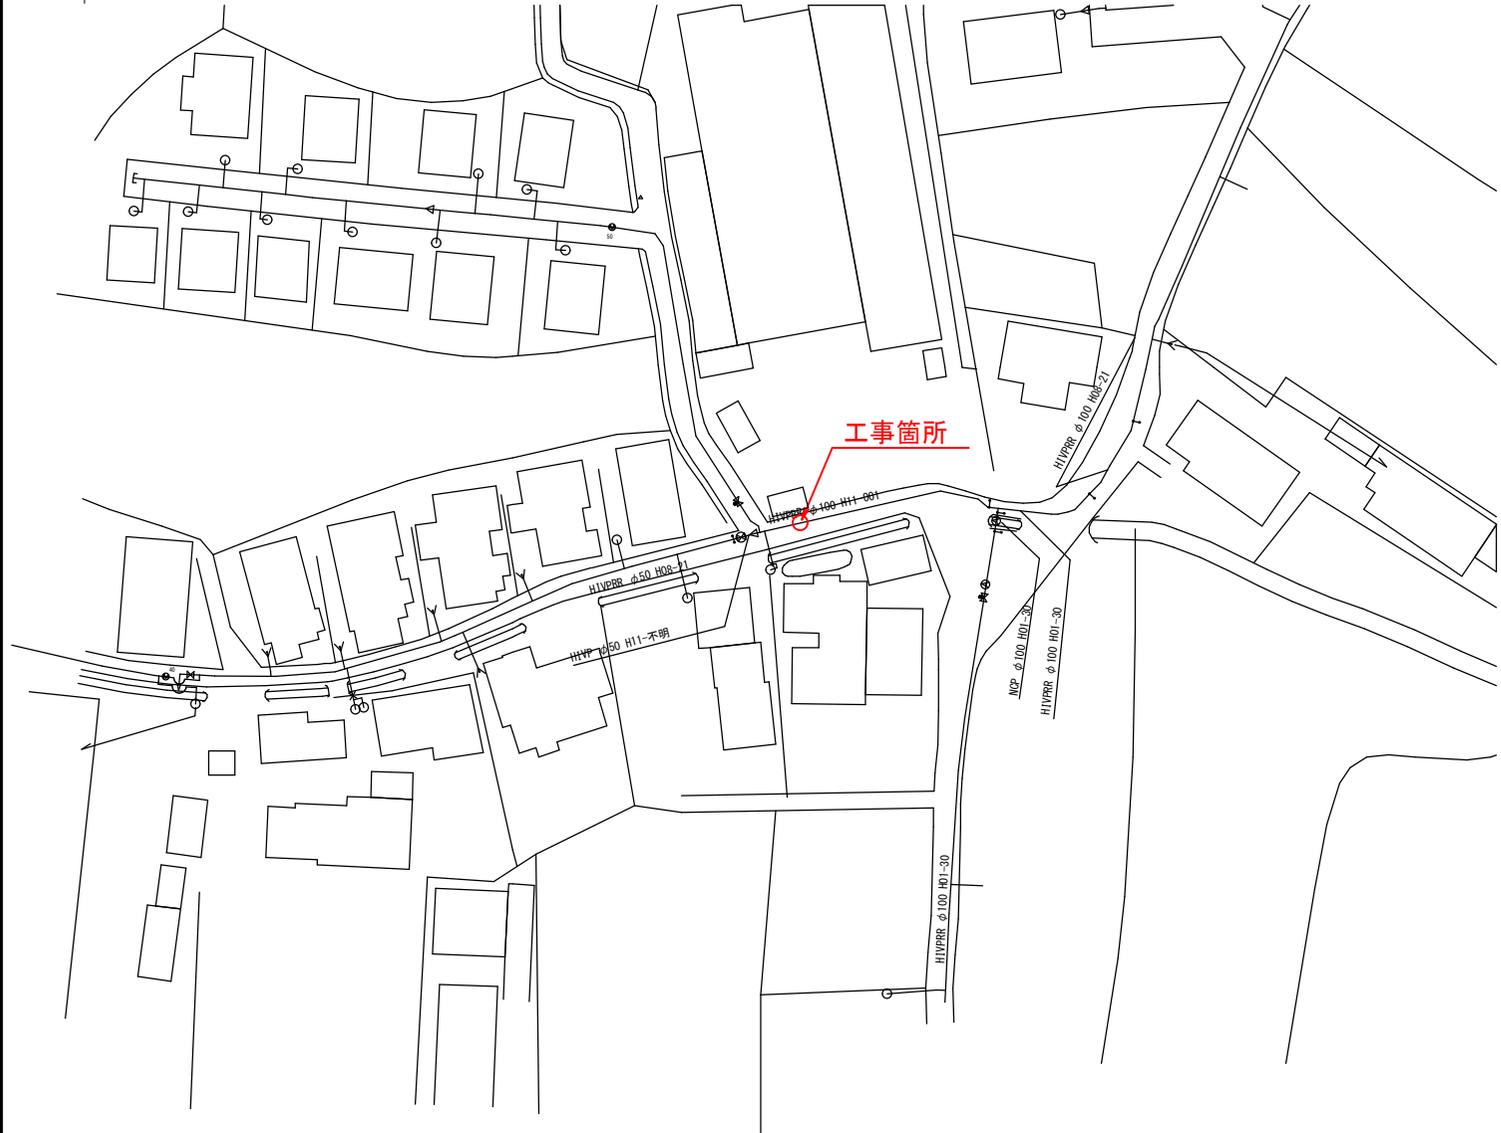

平面図  
S=1:500

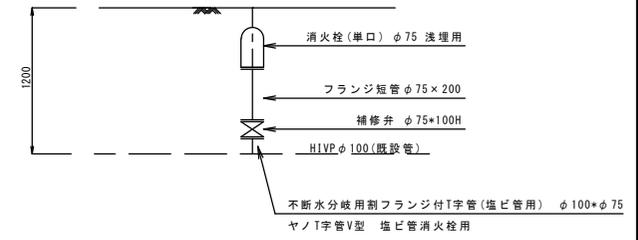


配管詳細図  
S-Free




掘削断面図  
S=1:20

土工  
市車 As 4-7-16

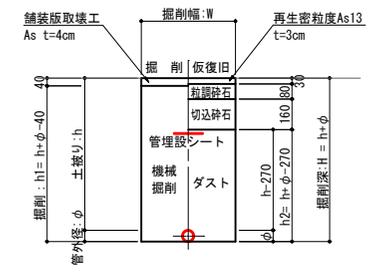

呼び径	管外径: φ	掘削幅: W	掘削深: H	掘削: h1	埋戻: h2
100	114	3000	h+114	h+74	h-20

市道車道  
As 4-7-16

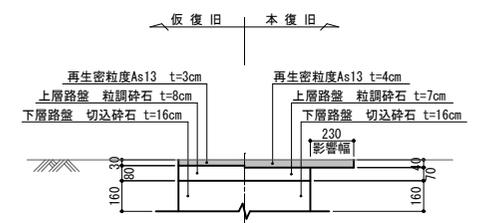

図面番号	1 / 1	縮尺	図示
事業名	市道切石線(増原宅付近)消火栓設置工事		
工種			
種別	平面図・横断面図		
工事場所	庄原市川手町		
工事番号	令和 7 年度	第	号
庄原市			