

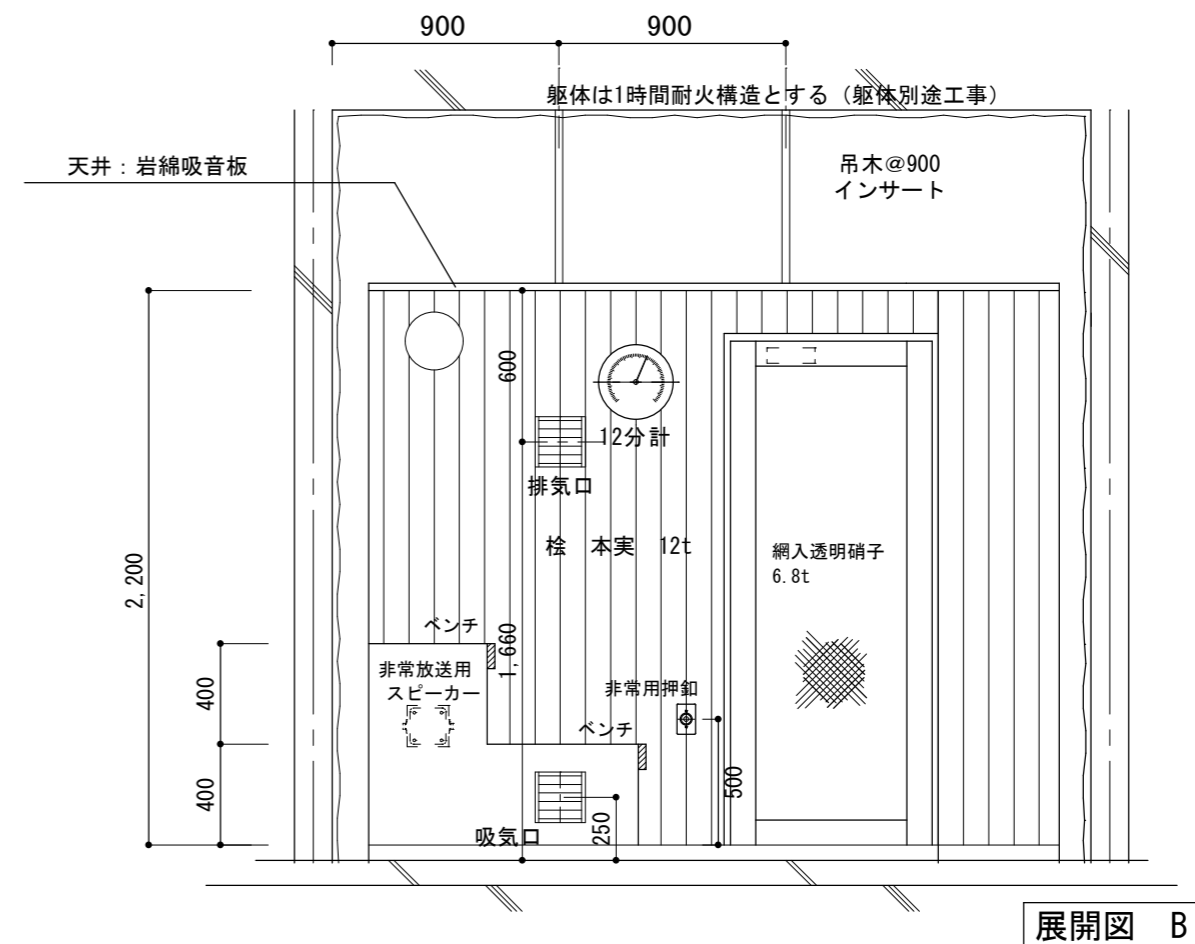


工事場所 (ラ・フォーレ庄原)


MEMO:	

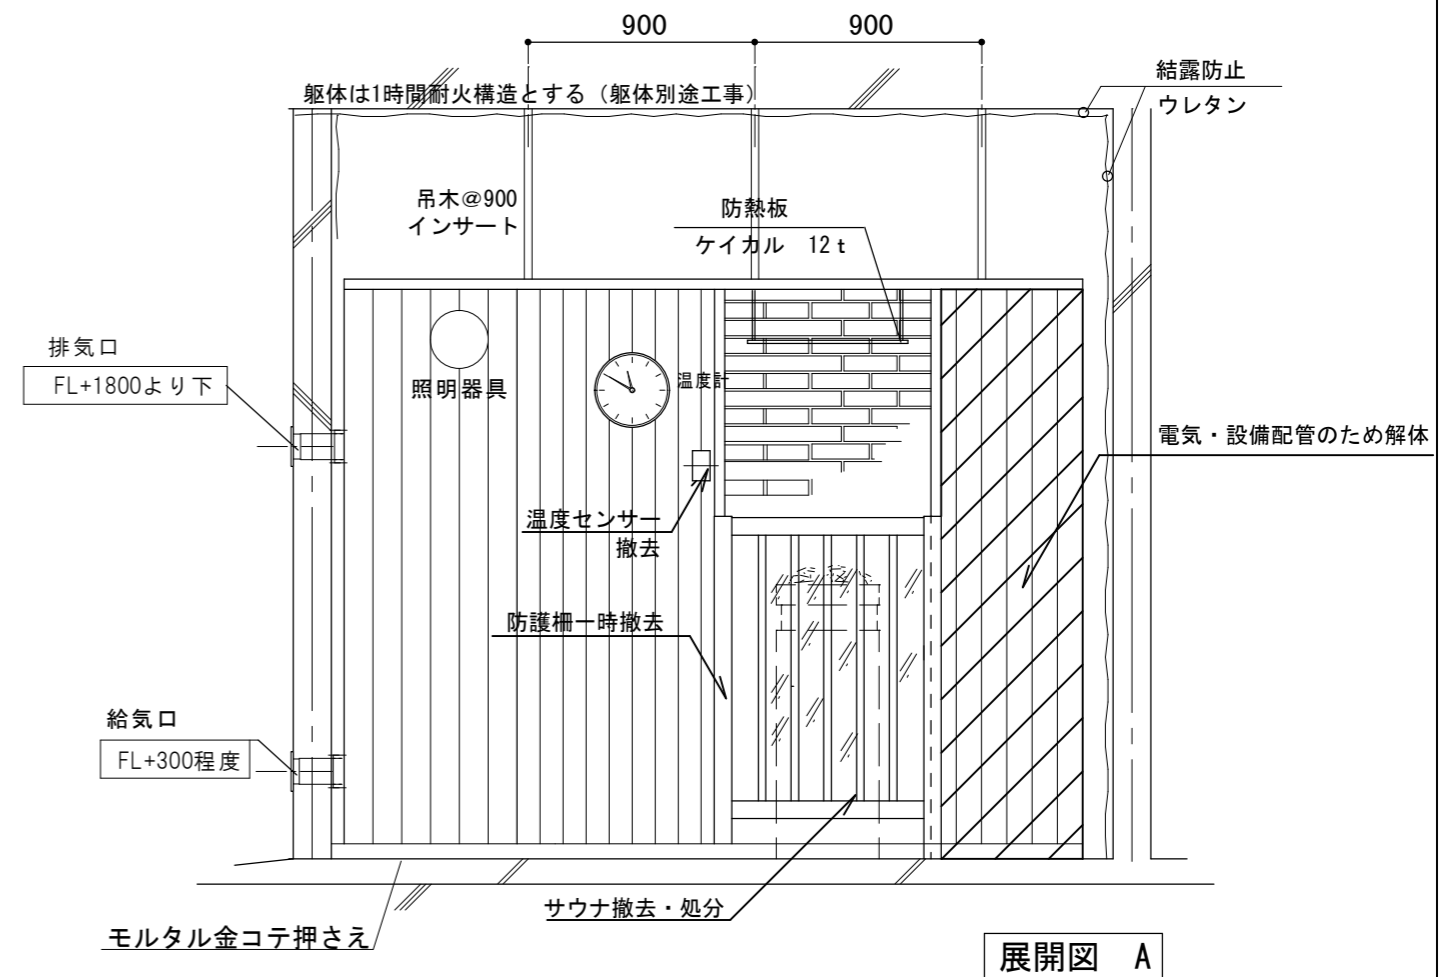

project	庄原市交流宿泊施設夕霧の湯サウナ外改修工事	scale	1:30	date	
subject	全体平面図		No.	2	

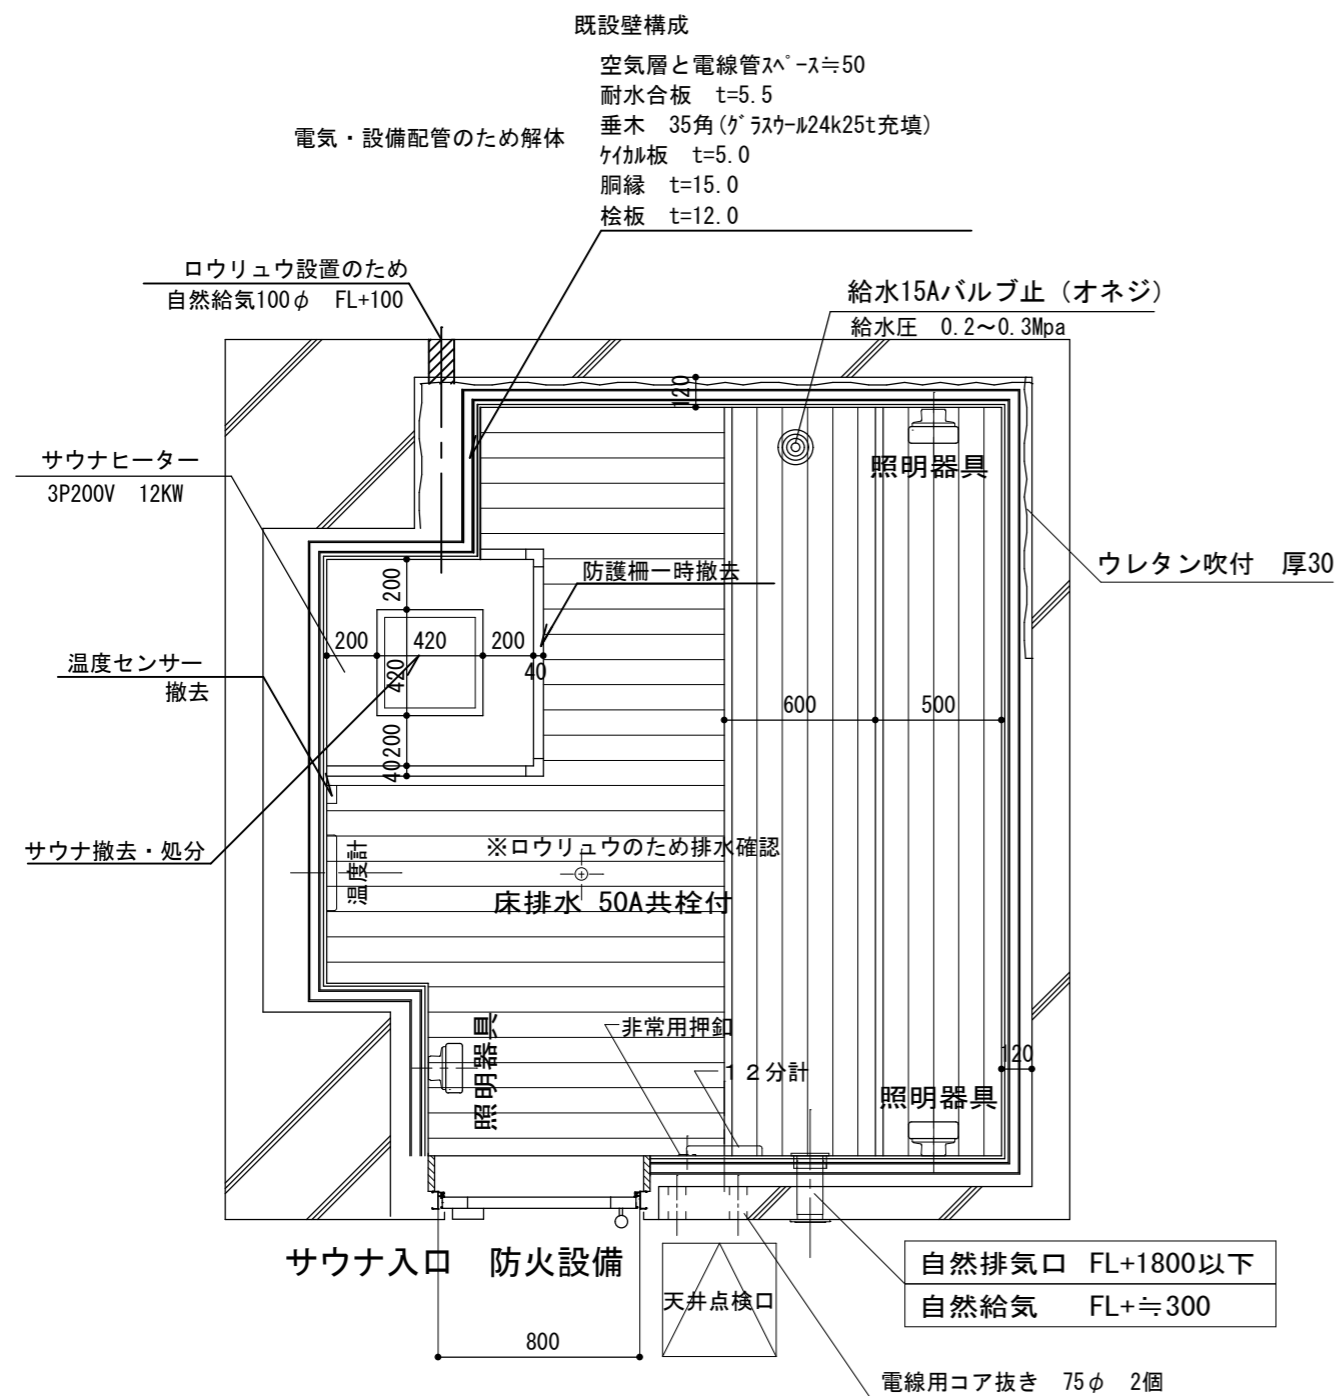

memo:

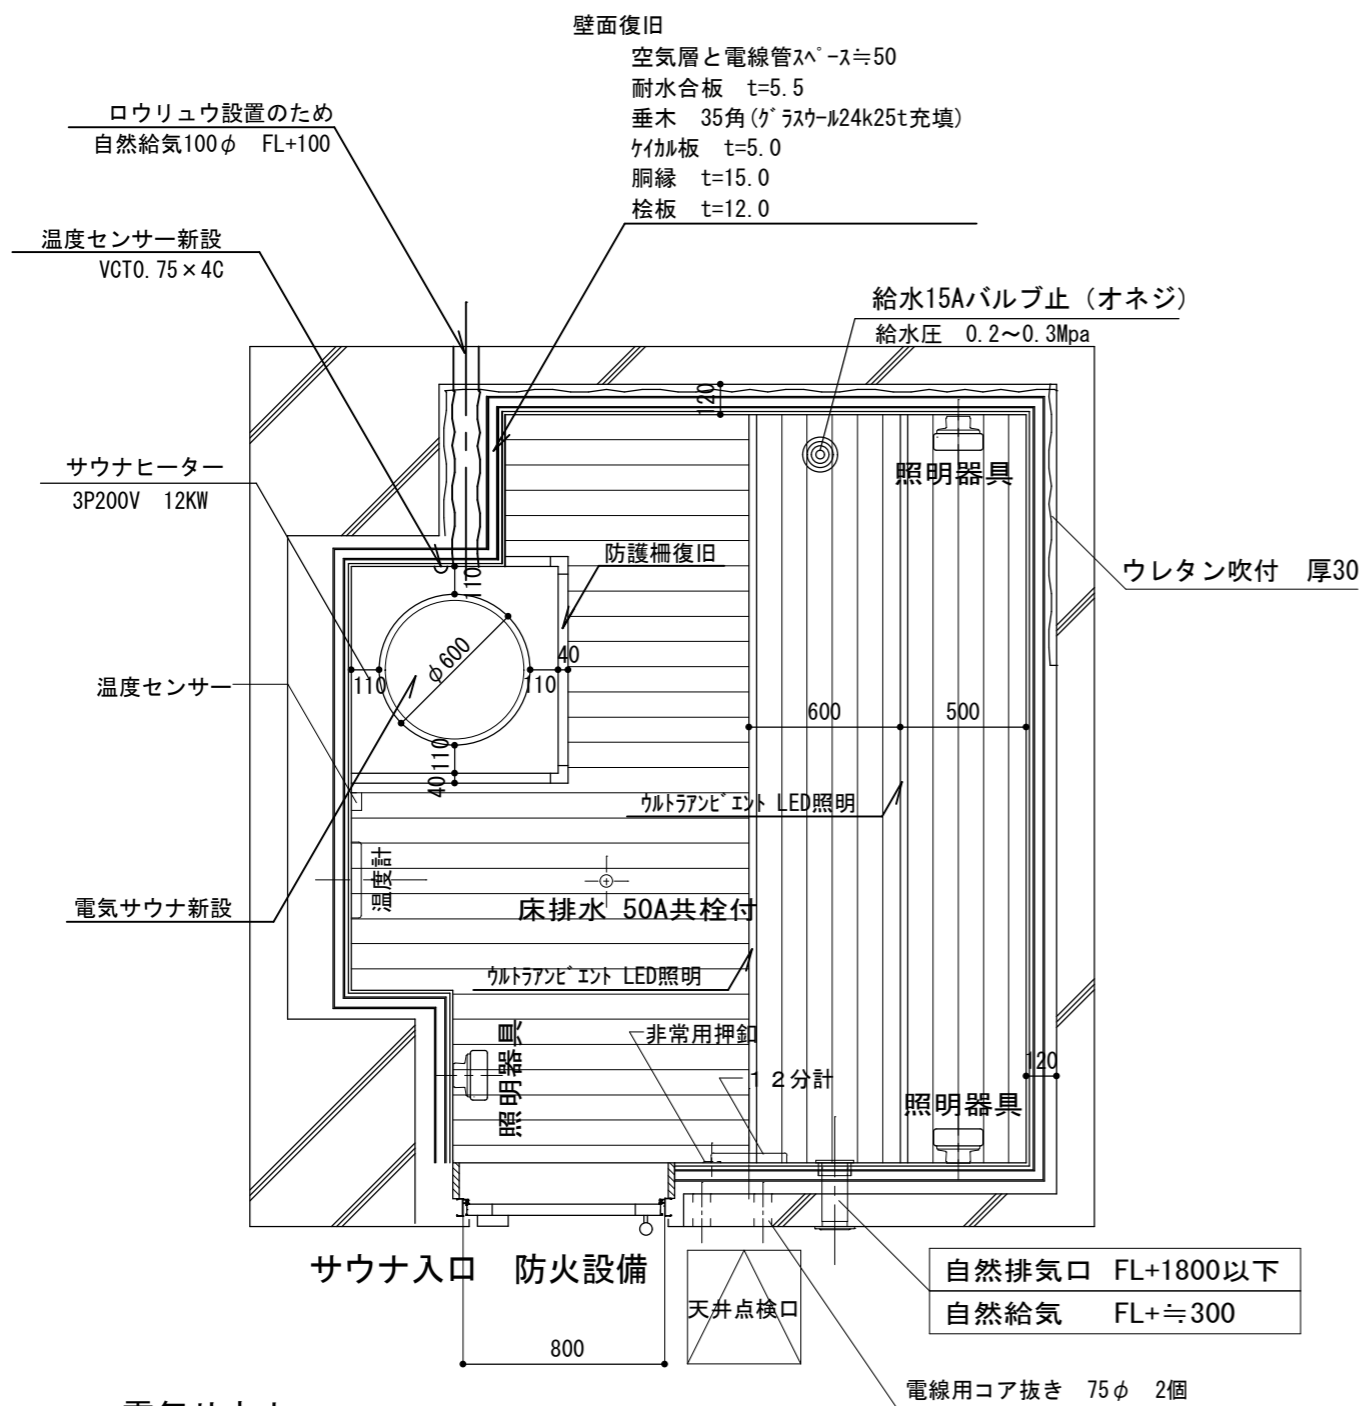

**電気サウナ**

ハルビアサウナヒーター レジェンドシリーズ

型式:P015E(レジェンド15)同等品

CX45Jコントローラー

CX45Jパワーユニット



温度センサー仕様:NTCサーミスタ 約22kΩ @25℃ W51mm×H73mm×D27mm

遮熱板(大)

オートロウリュウ設置 ※ボールバルブ式タイマー設置取付

※電気ストーブと壁面までの離隔寸法(110)は、消防に確認すること。

防護柵についても確認をすること。

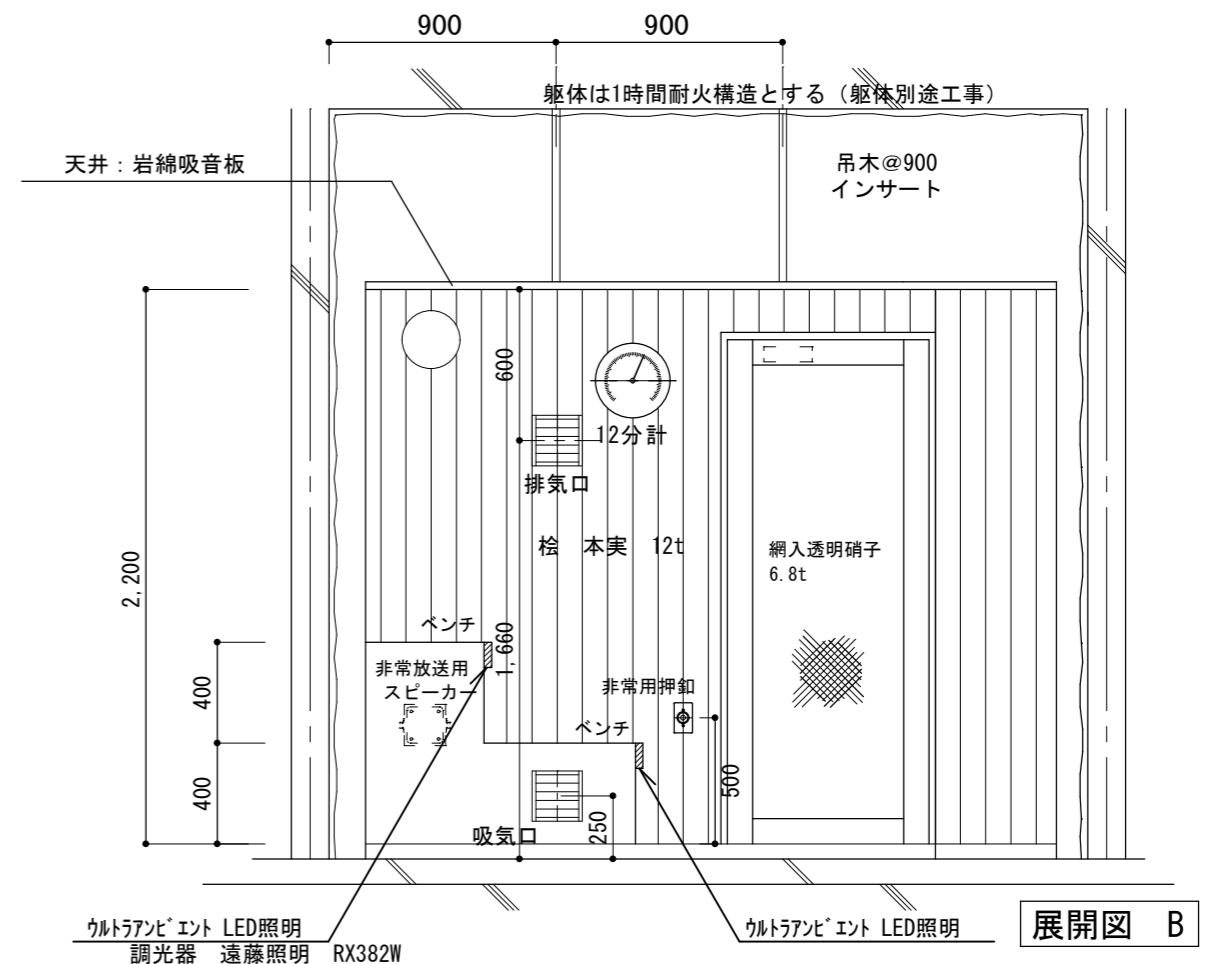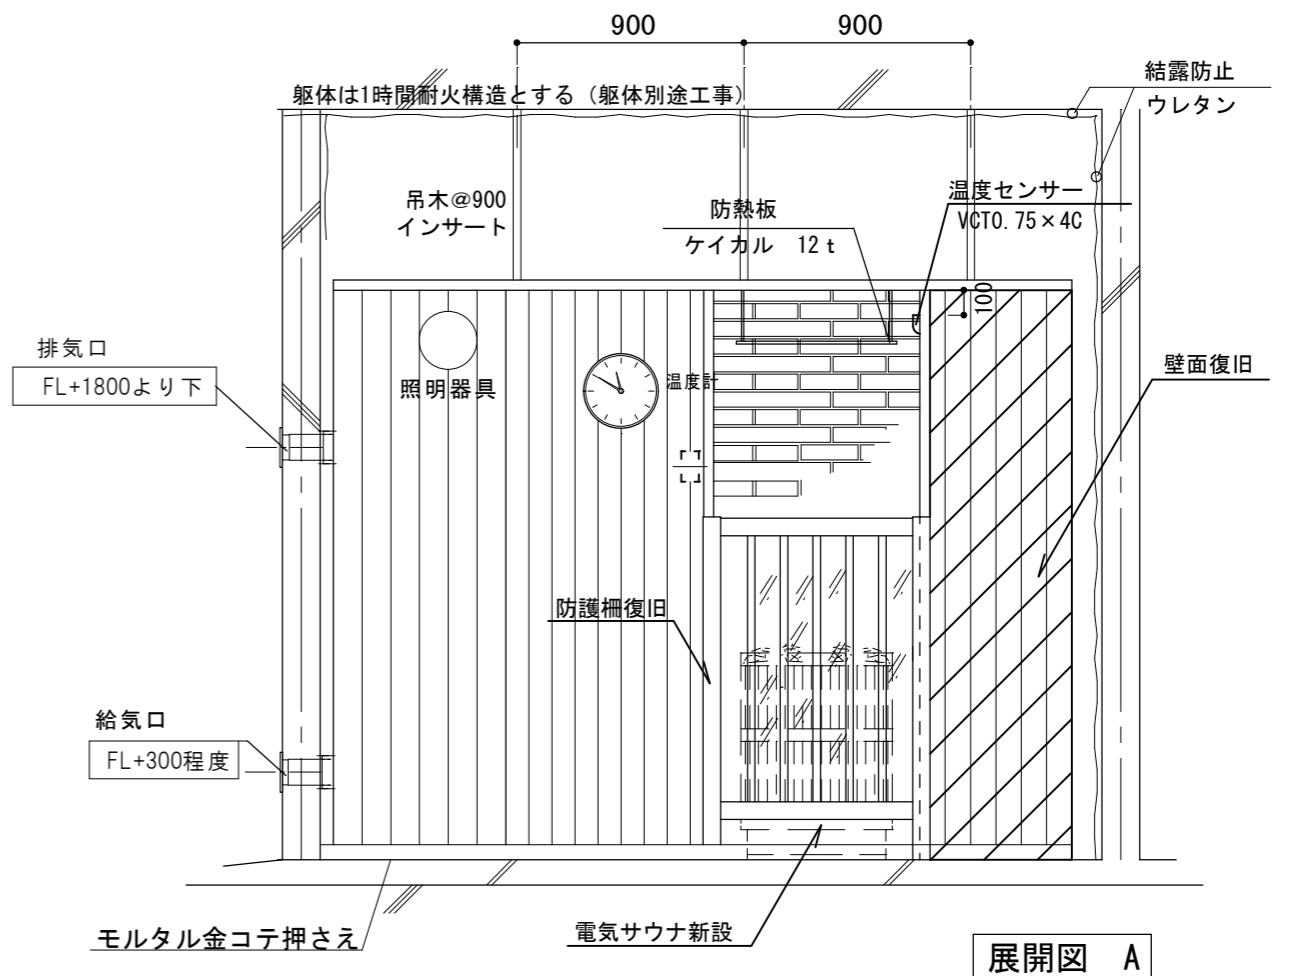


memo:	



庄原市  
SHOBARA CITY


project	庄原市交流宿泊施設夕霧の湯サウナ外改修工事	scale	date
subject	サウナ室 平面・展開図 改修後	1:30	No. 4

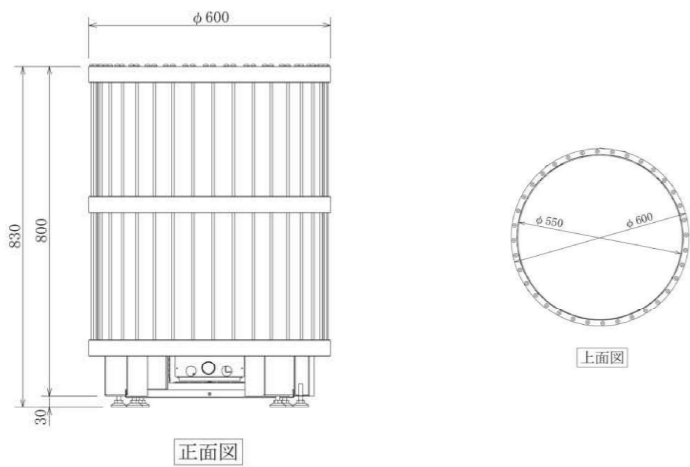


正面図

上面図

品名	LEGEND15(レジェンド15)	仕様
品番	P015E	放熱方式
定格電圧/出力/電流	三相200V(50/60Hz)/13.8kW/39.8A	制御

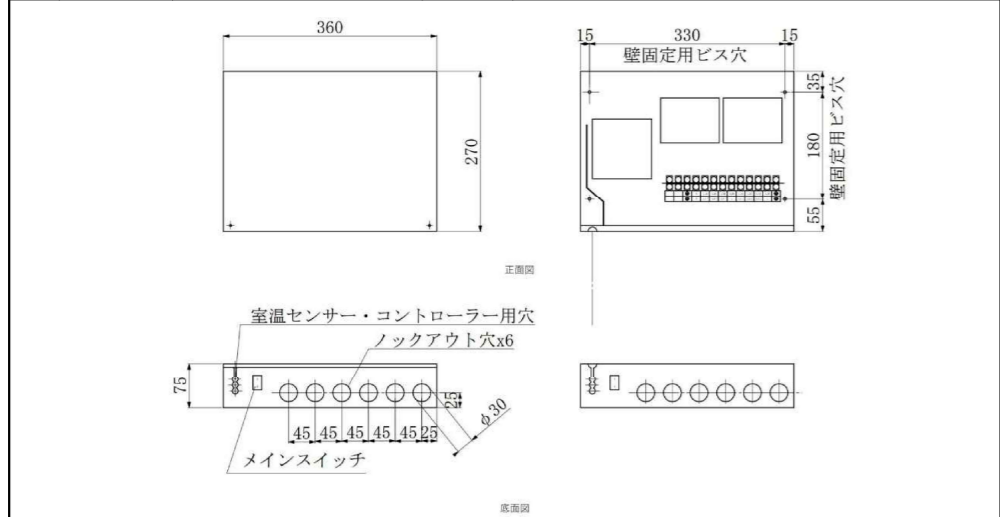


品名	CXコントローラ パワーユニット	仕様
品番	SA4100210	制御
入力電源	単相3線200V、三相200V	外部出力

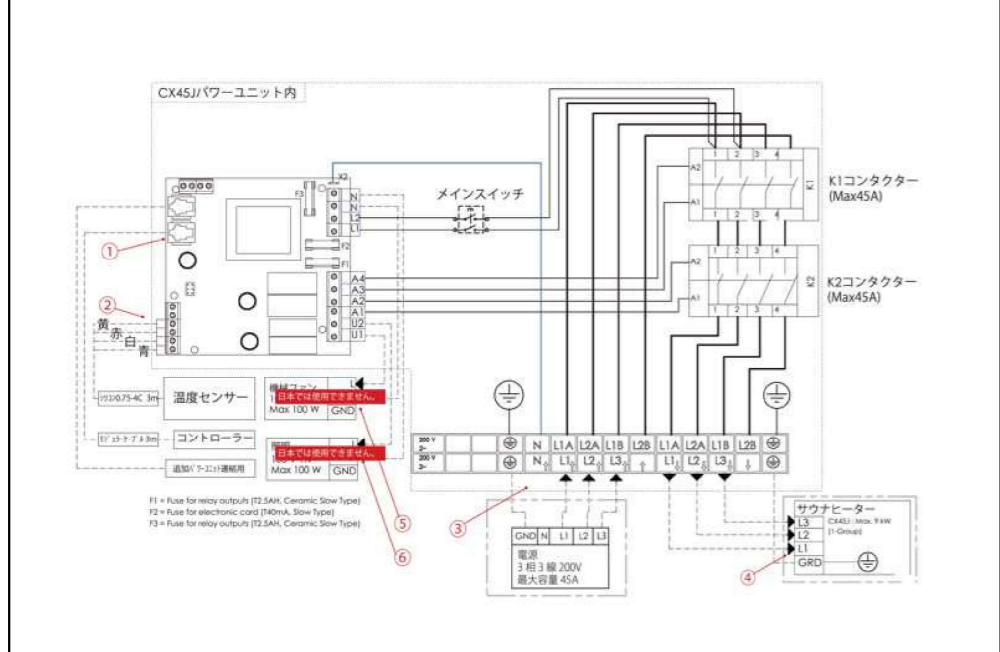


memo:

品名	CXコントローラ 液晶コントローラ	仕様
品番	SA5000230	制御機能
配線仕様	4極4芯モジュラーケーブル	外部出力

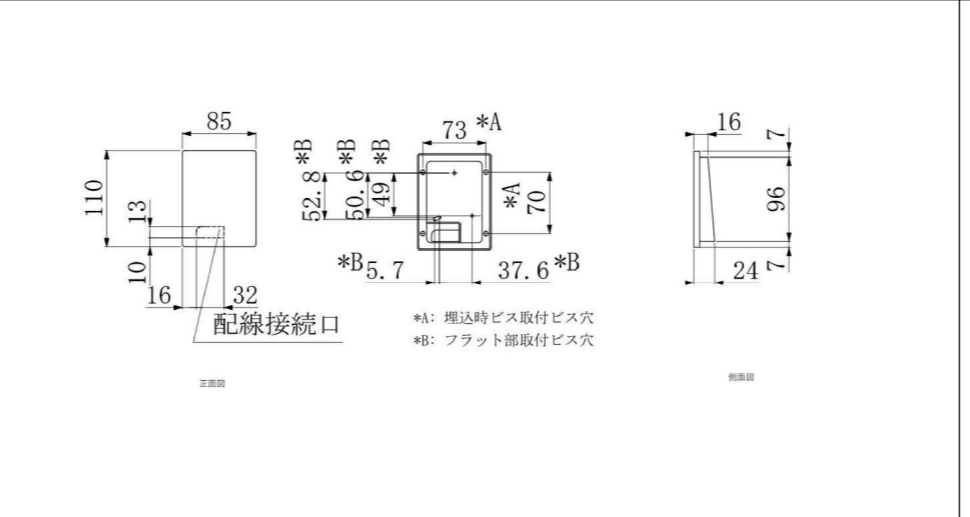


品名	温度センサー	仕様
品番	SA5000210	制御
配線仕様	VCT0.75 x 4C	

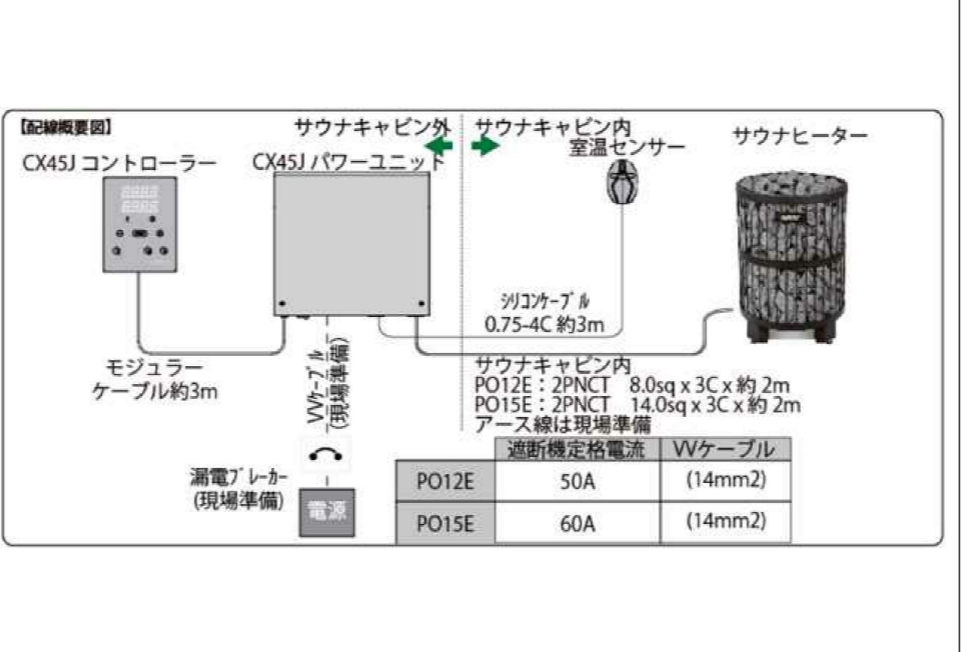

memo:

品名	温度センサー	仕様
品番	SA5000210	制御
配線仕様	VCT0.75 x 4C	

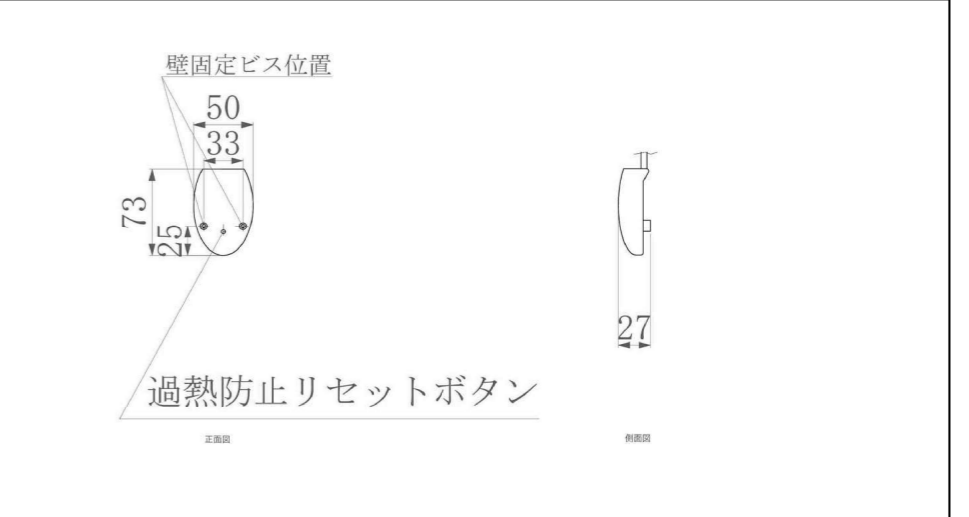


品名	過熱防止リセットボタン	仕様
品番	SA5000210	制御
配線仕様	VCT0.75 x 4C	



memo:



project	庄原市交流宿泊施設夕霧の湯サウナ外改修工事	scale	date
subject	サウナ機器図(参考図)	No.	5

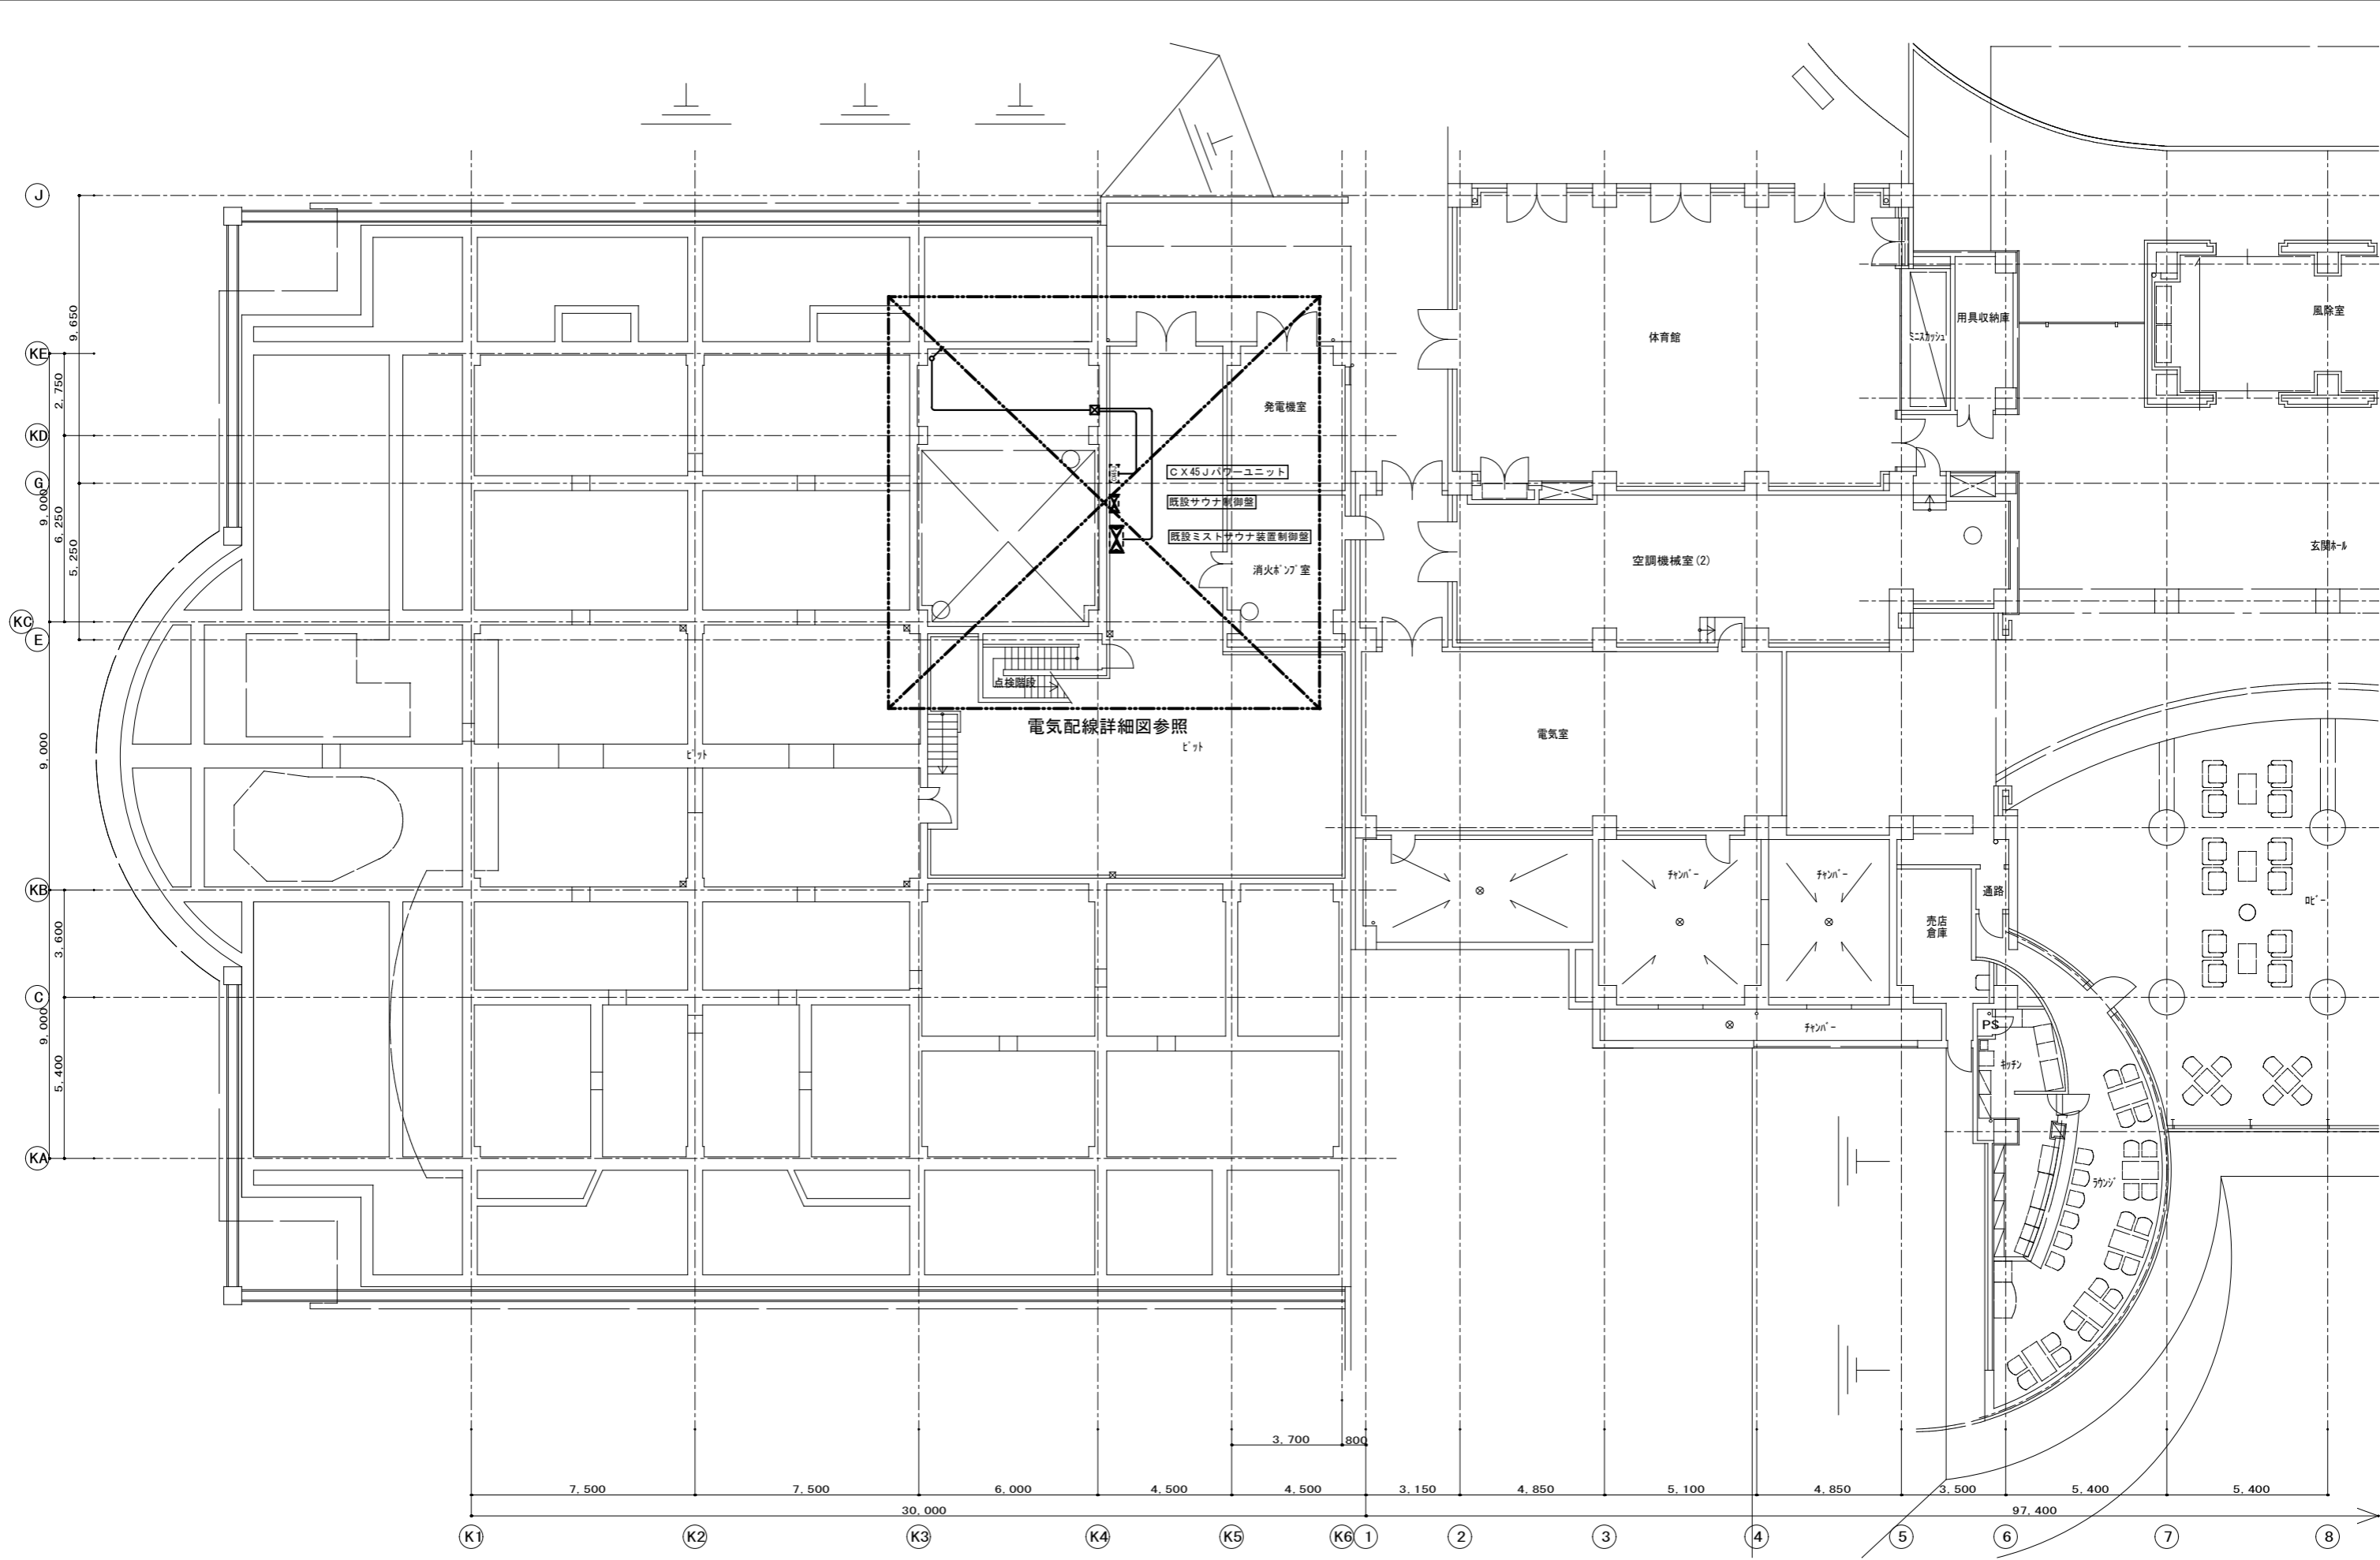

memo:

-----

-----


-----



project 庄原市交流宿泊施設夕霧の湯サウナ外改修工事

subject 機械室電気平面図

scale	date
1:100	No.
	6

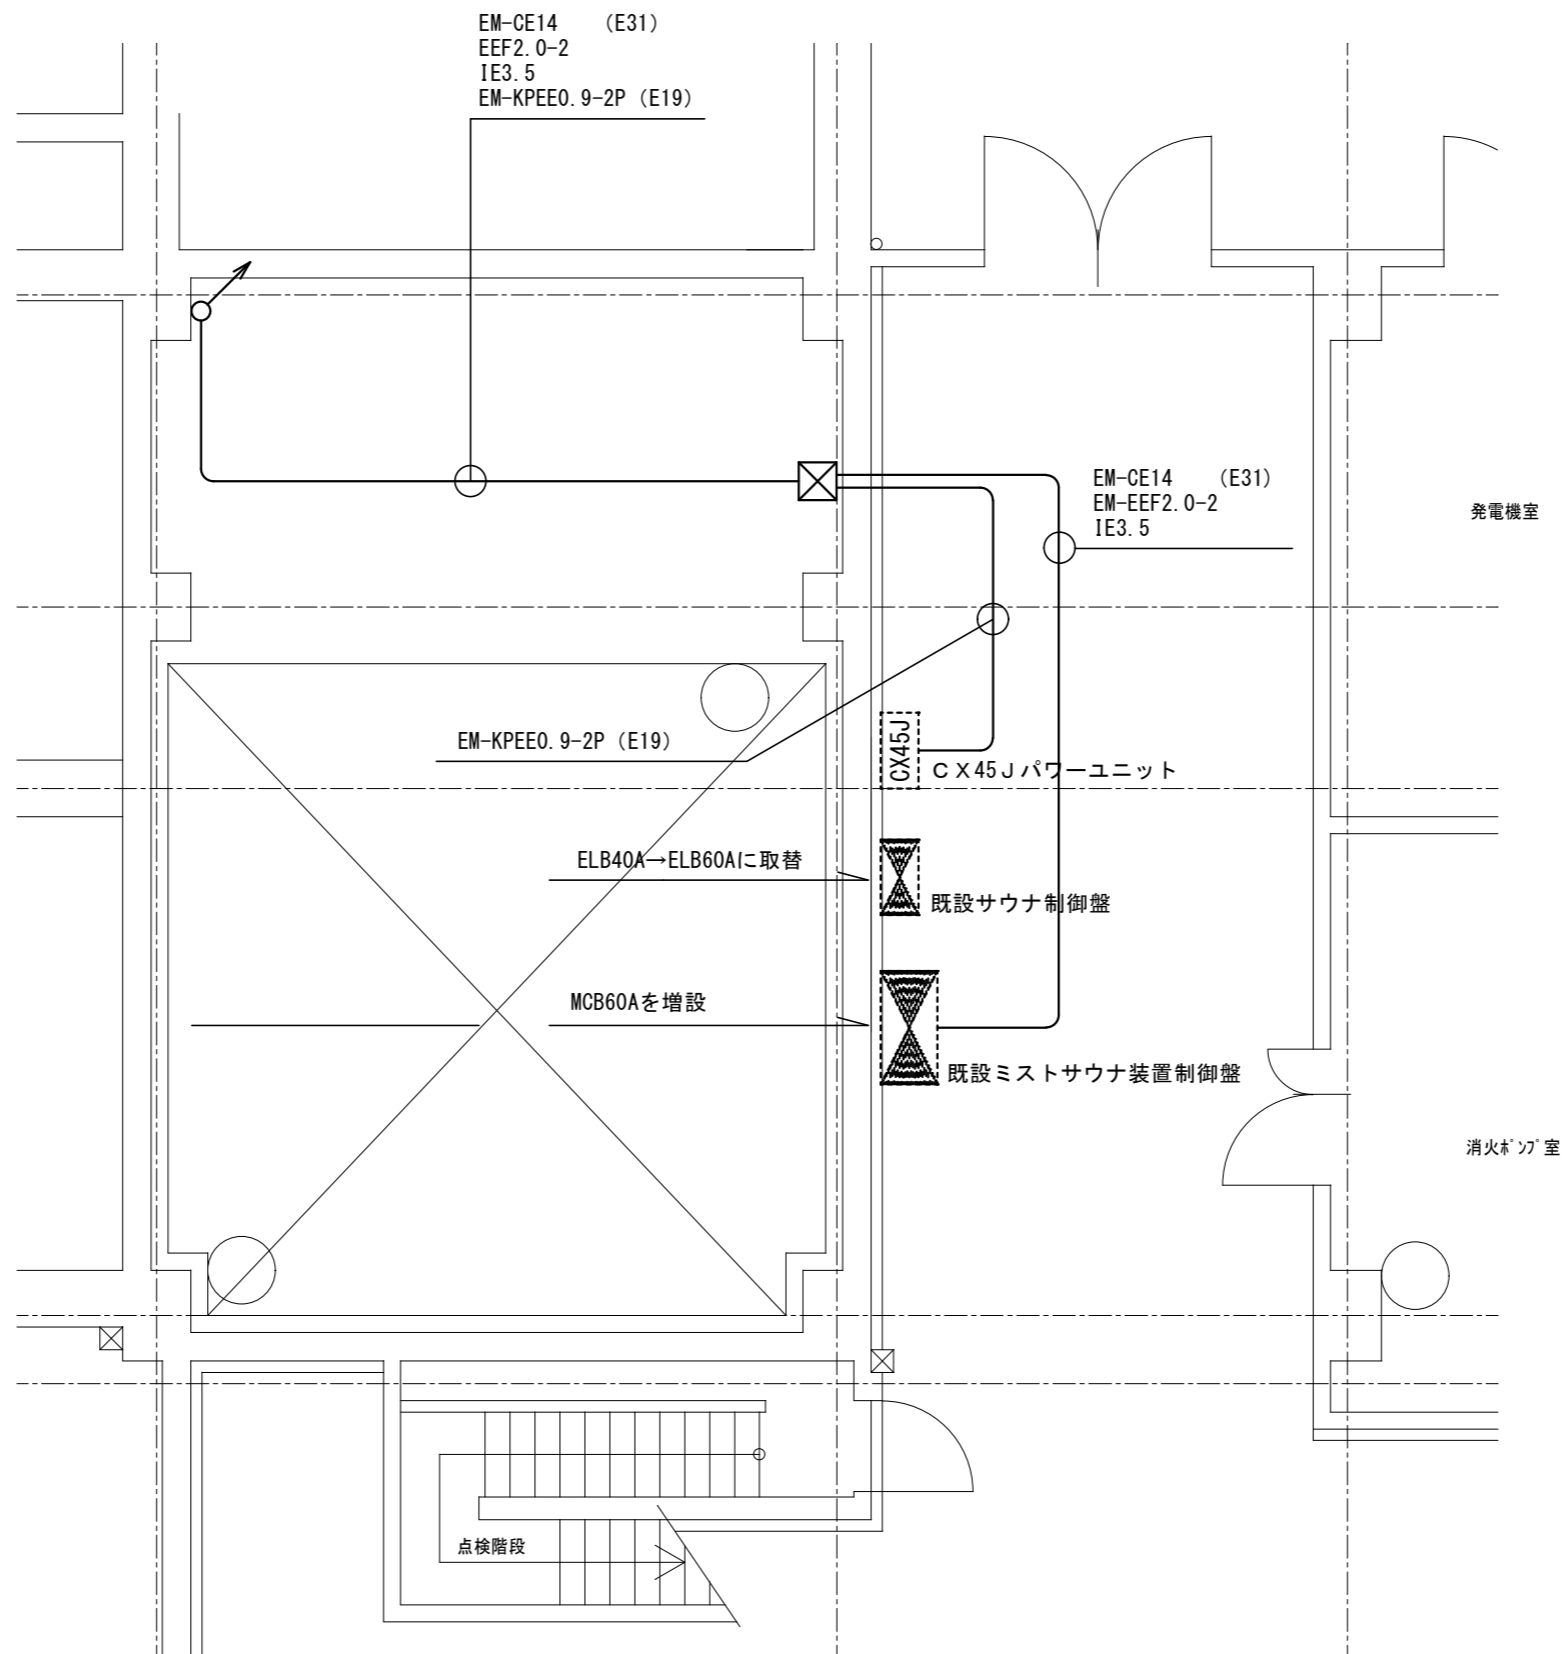


memo:




project 庄原市交流宿泊施設夕霧の湯サウナ外改修工事  
 subject 機械室電気詳細図

scale 1:30  
 date  
 No. 7

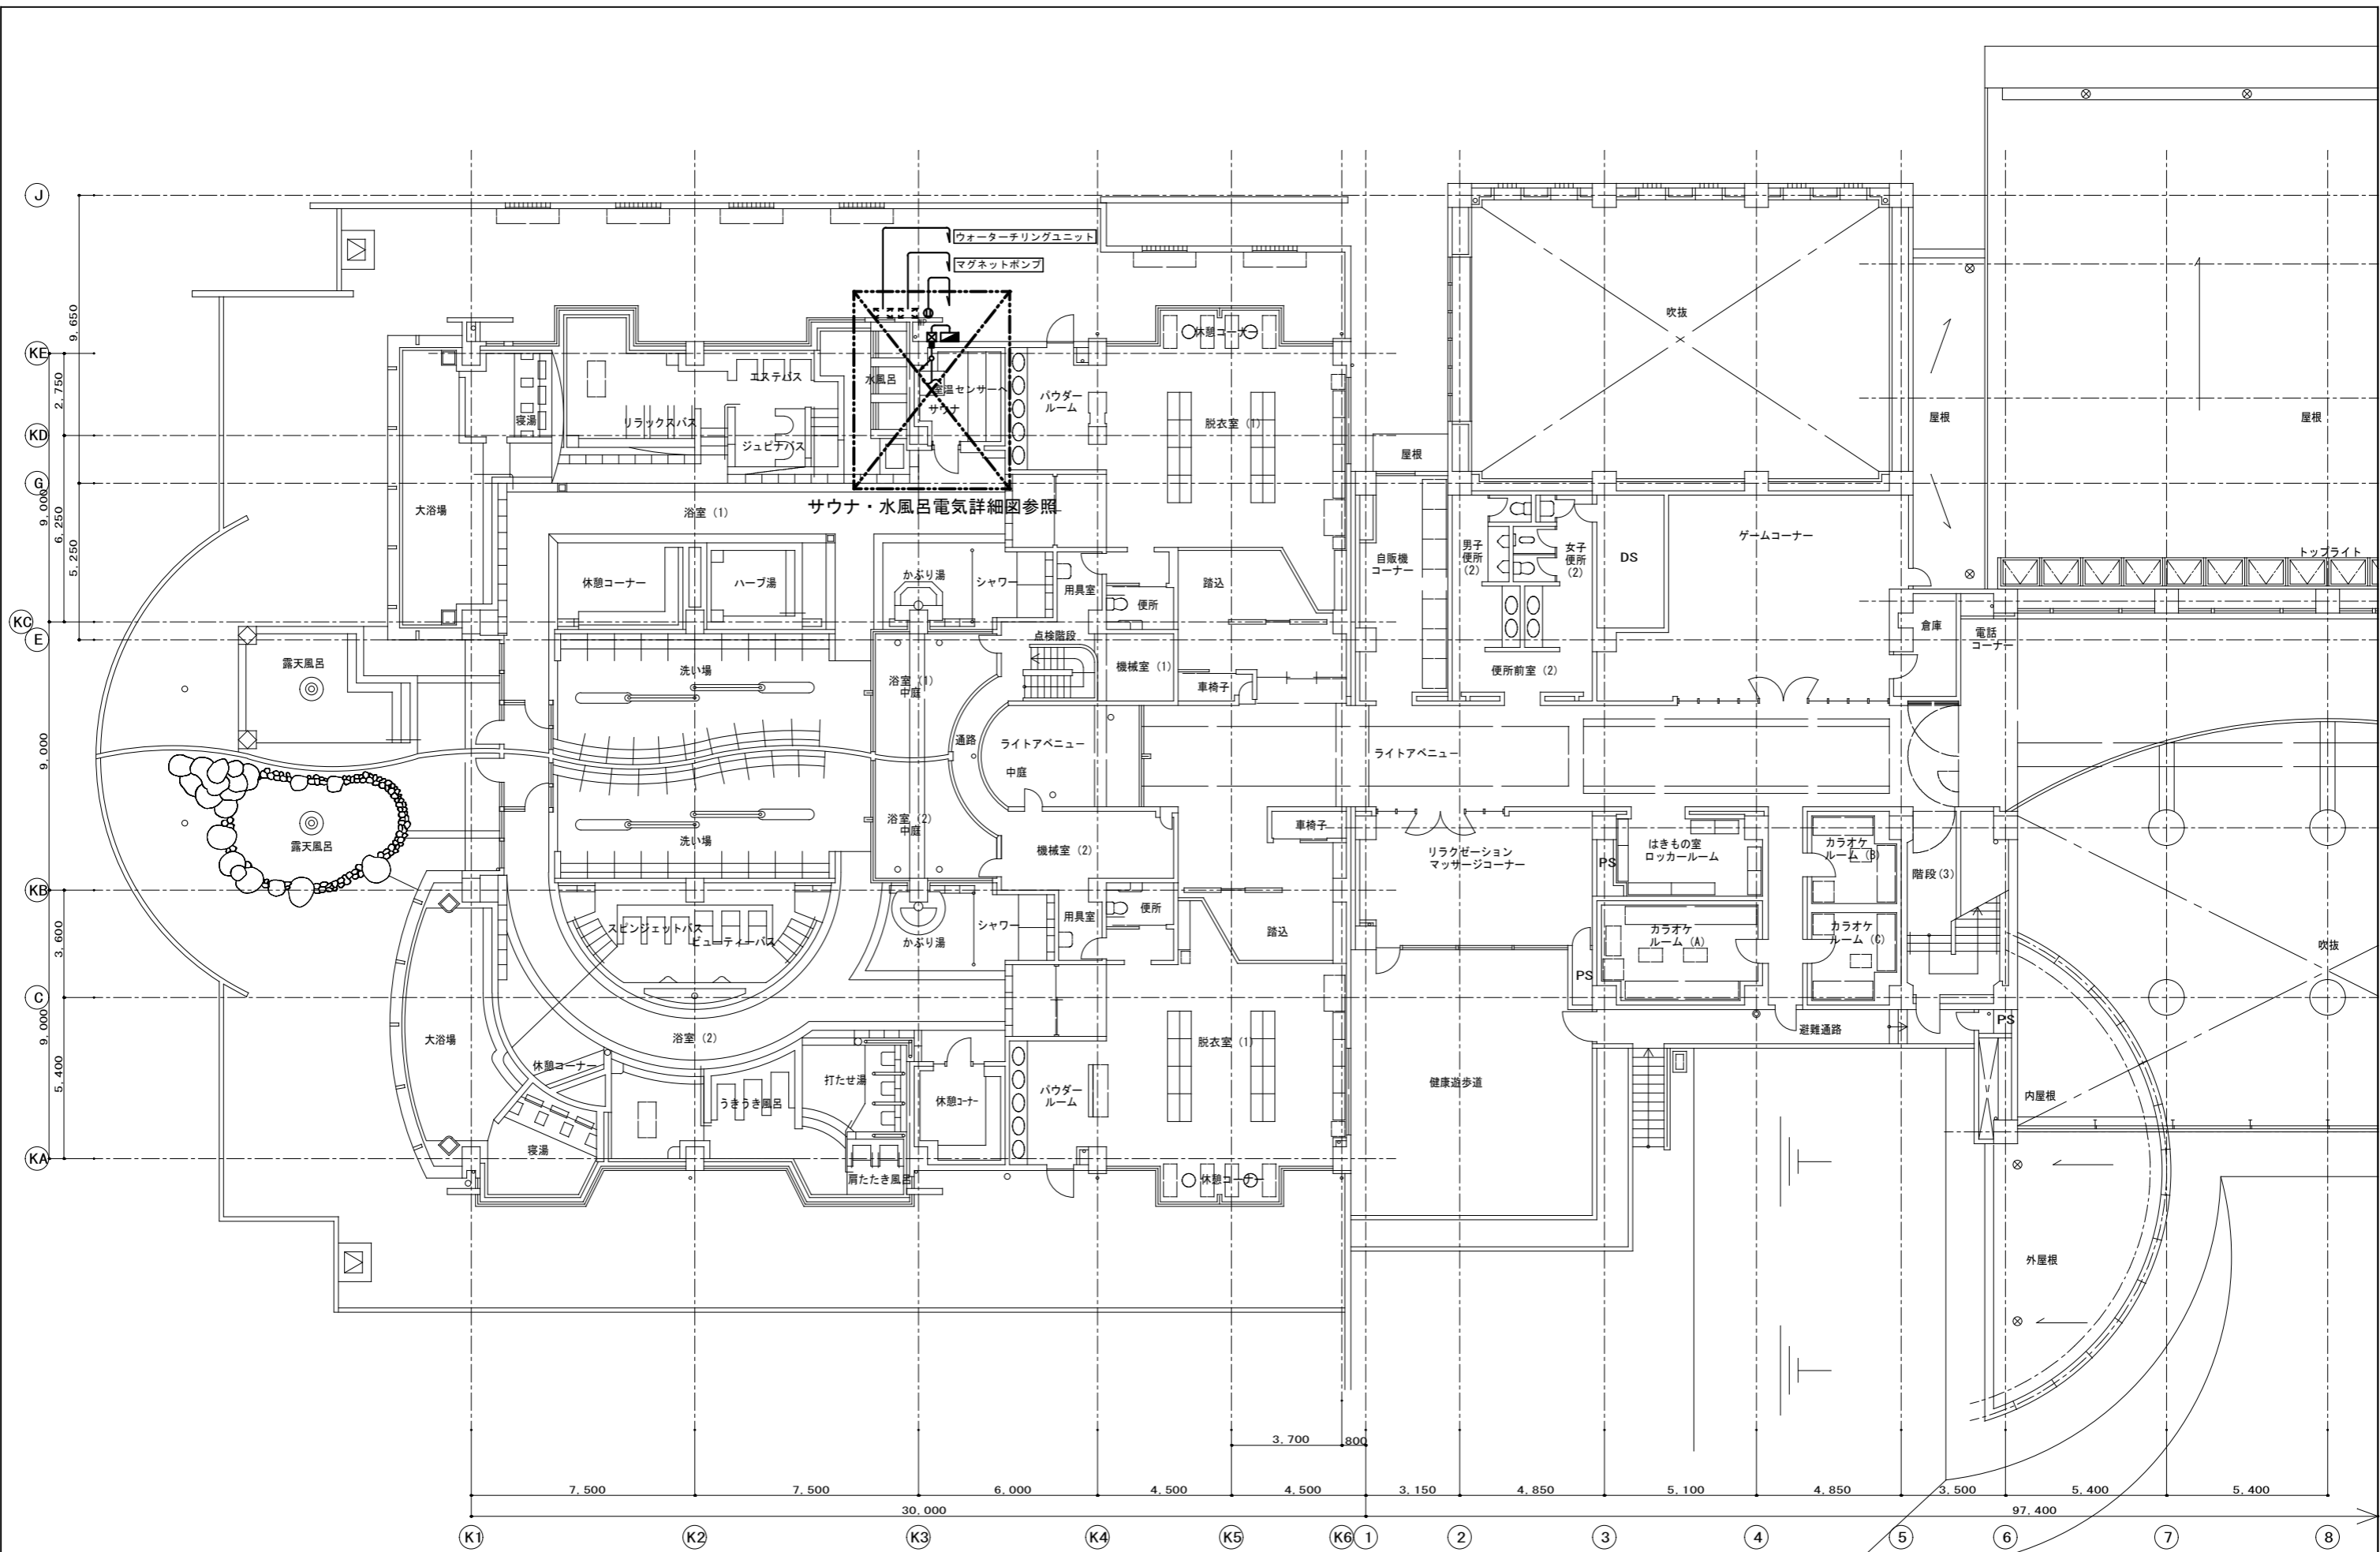

memo:

 


project 庄原市交流宿泊施設夕霧の湯サウナ外改修工事  
 subject サウナ・水風呂電気平面図

scale 1:100  
 date No. 8

機器リスト							
記号	機器名	仕様	電源			台数	備考
			相	V	kW		
R 1	チリングユニット	型式：空冷冷凍チラー	3	200	3.26	1	参考型番
		能力：12.5kW x 36.0L/min					ダイキン工業：UWAA125A
		付属品：単管付フランジ、SUS配管付ストレーナー、運転リモコン					
WF 1	ハウジングフィルタ	型式：マルチフィルターハウジング 中型	3	200	0.15	1	参考型番
		付属品：マグネットポンプ、カートリッジx5個、圧力計、ドレンバルブ					日本フィルター：SFH-5V
	収納庫	型式：小型物置				1	参考型番
		寸法：920W x 548L x 1,303H					稲葉製作所：BJX-095C

memo: \_\_\_\_\_  
 \_\_\_\_\_  
 \_\_\_\_\_



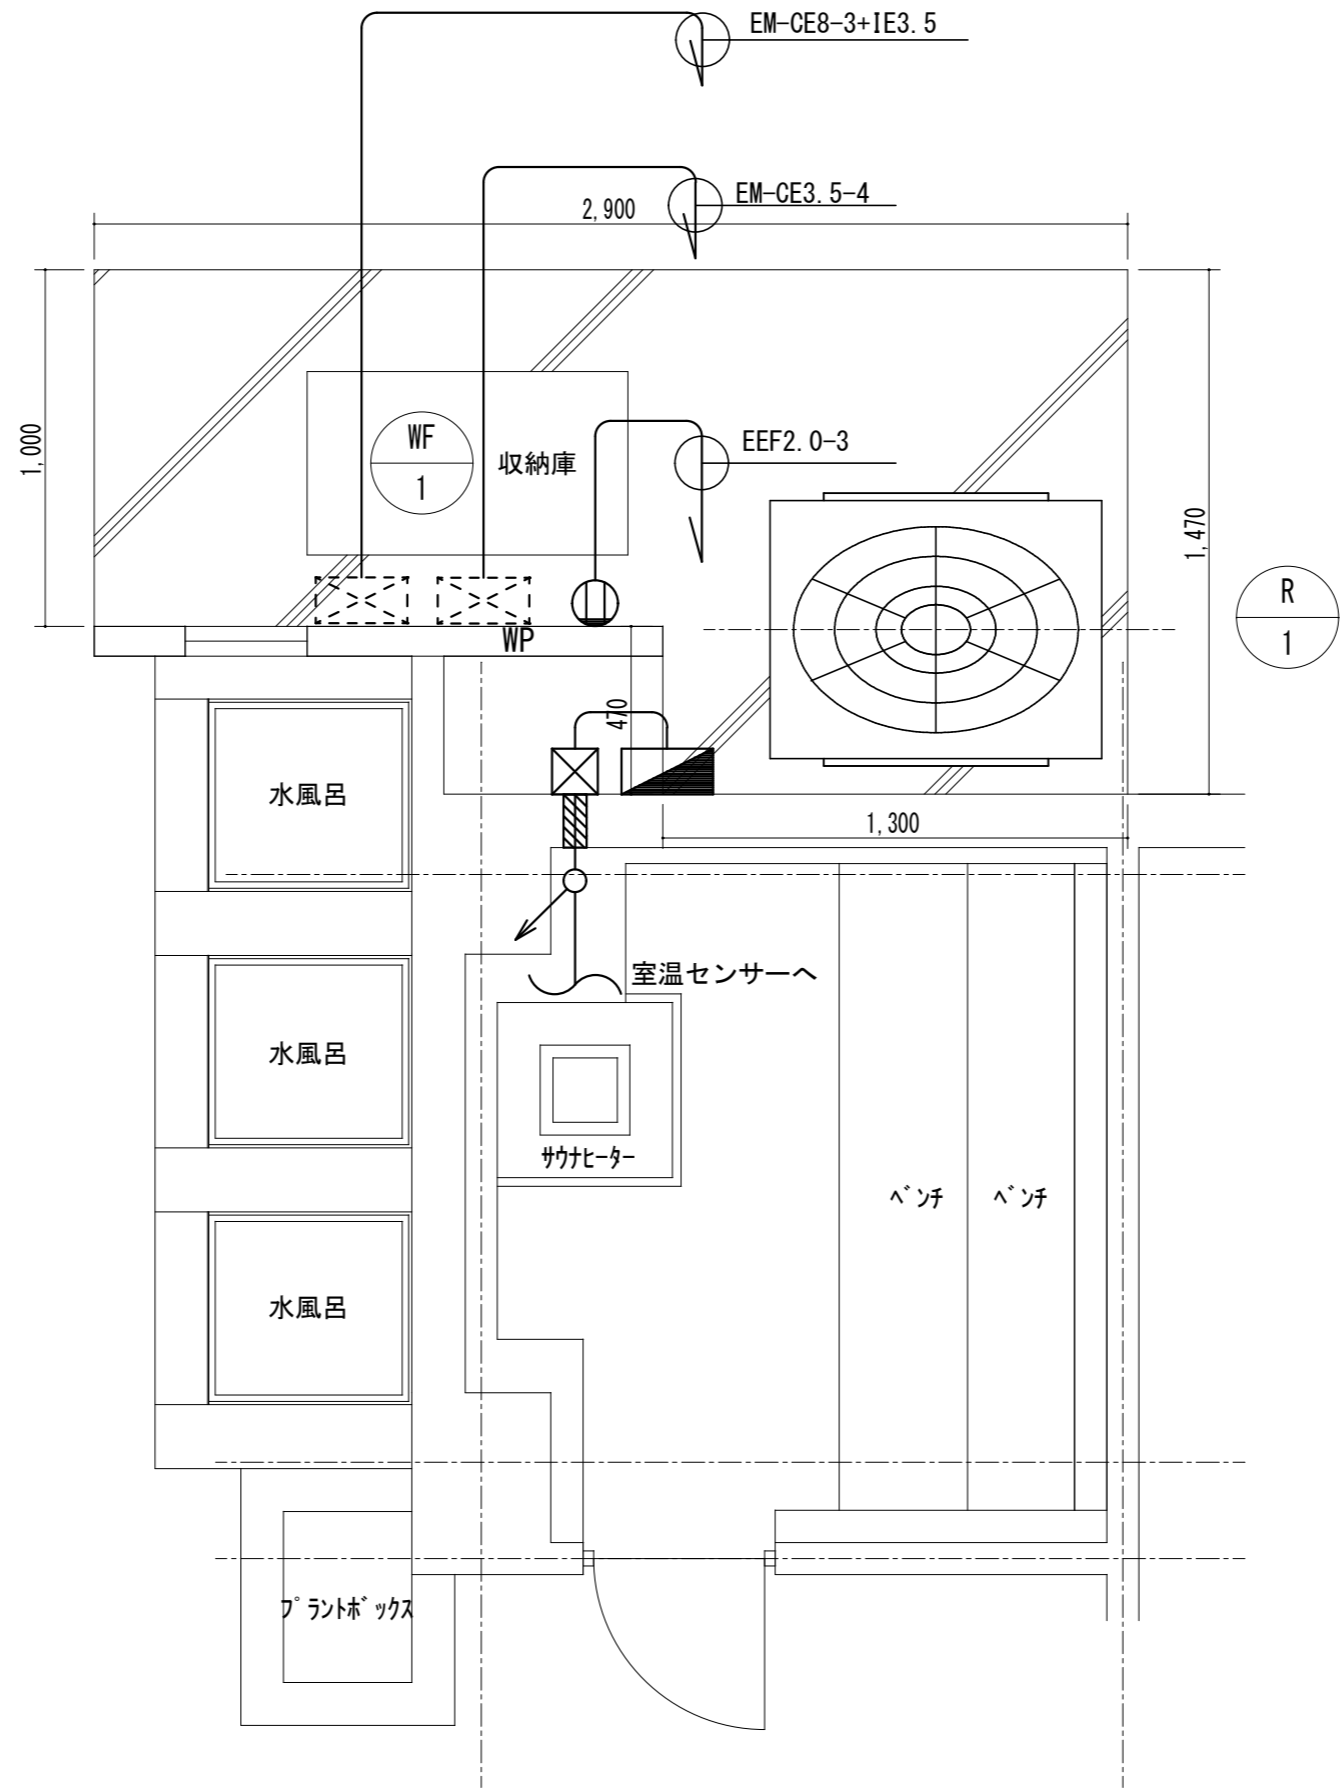

memo:

-----

-----


-----



project 庄原市交流宿泊施設夕霧の湯サウナ外改修工事


subject サウナ・水風呂電気詳細図

scale	date
1:30	No.
	10

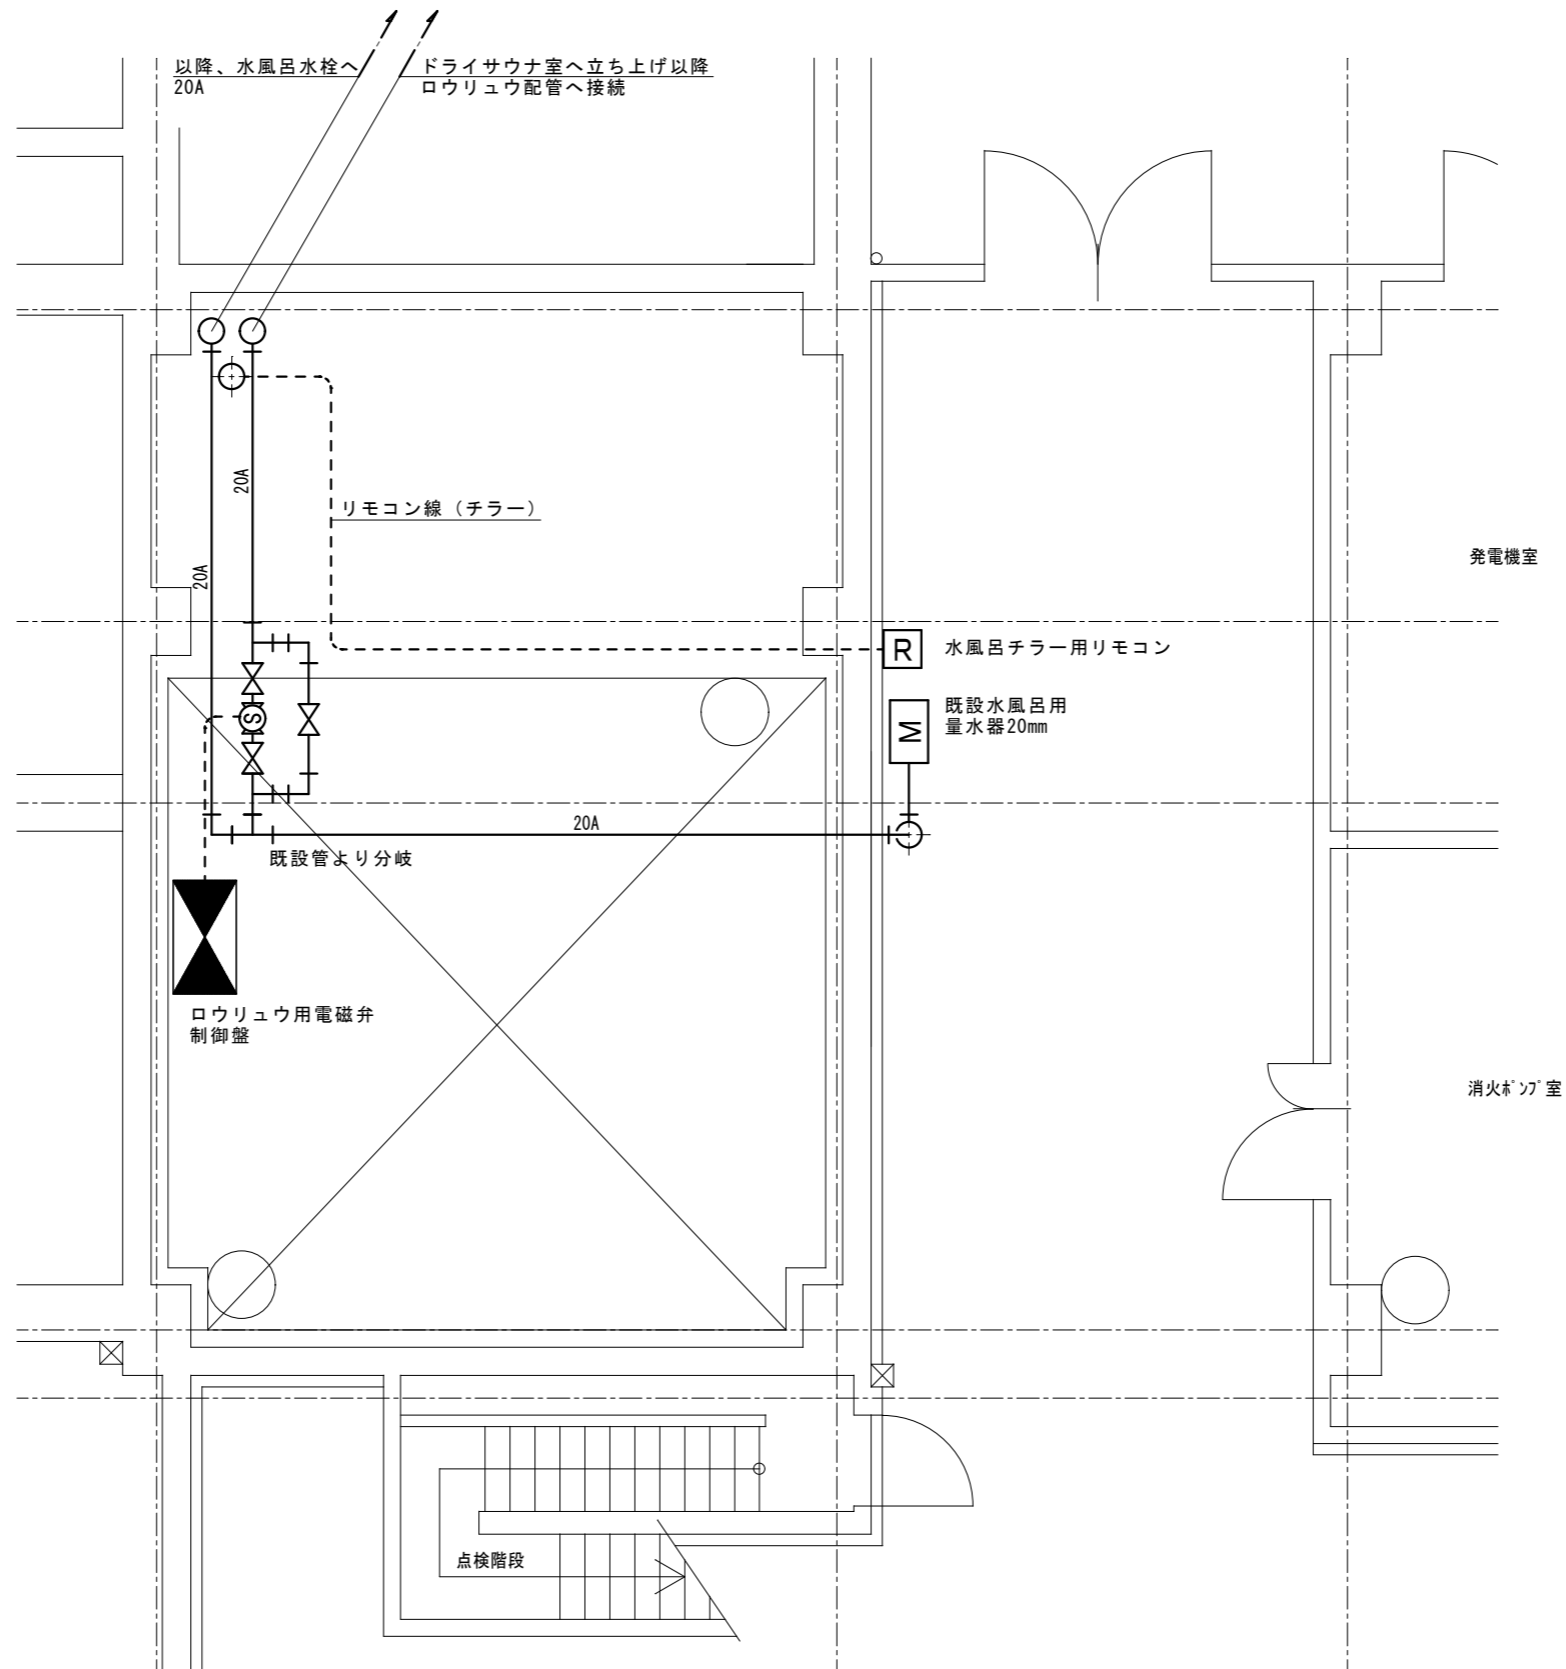

memo:

※機器設置用の基礎、H:150とする  
(機械設備工事)

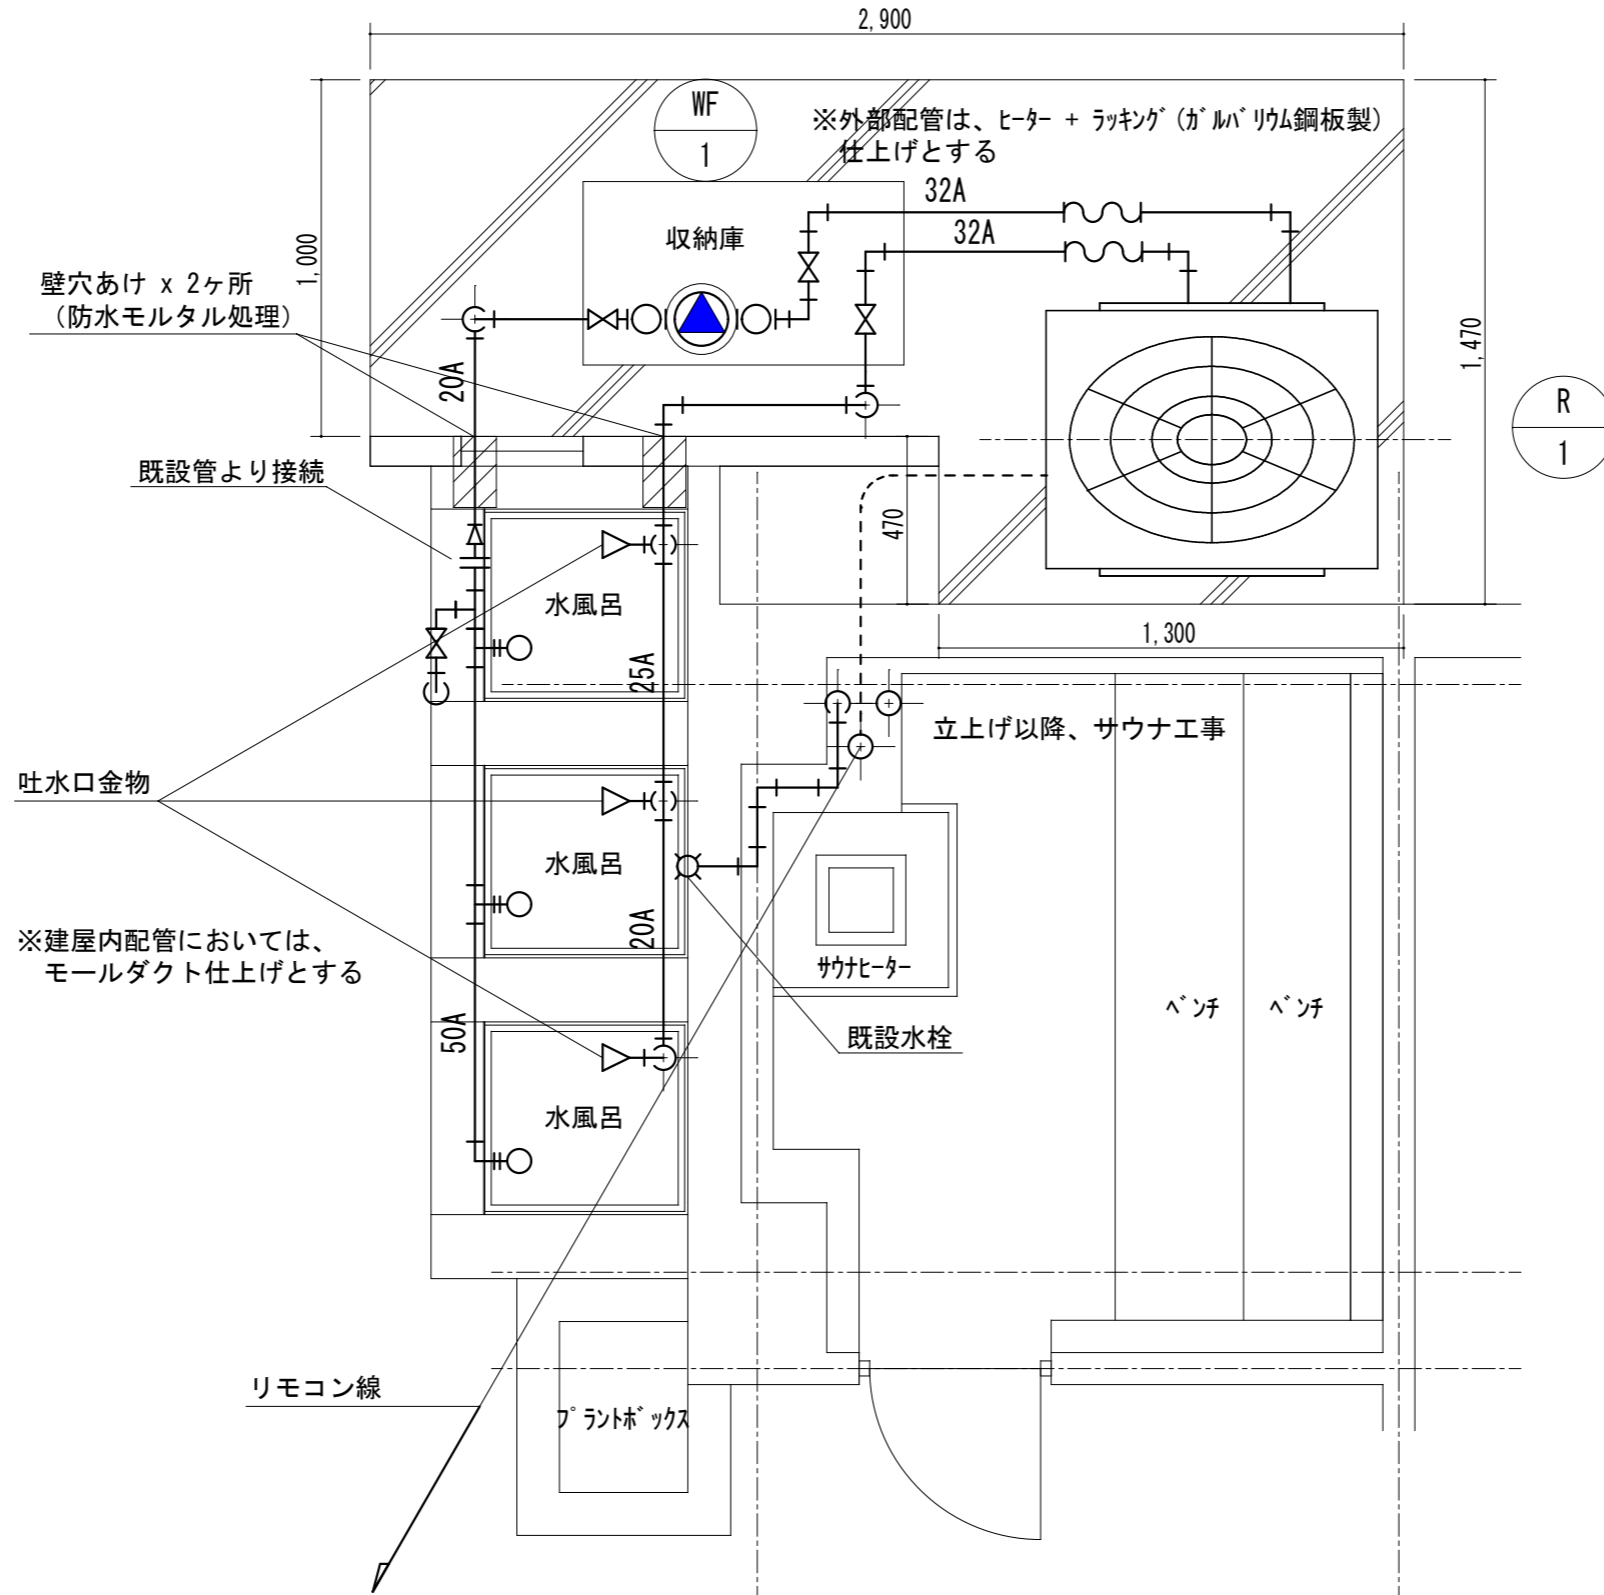

memo: \_\_\_\_\_  
 \_\_\_\_\_  
 \_\_\_\_\_



project 庄原市交流宿泊施設夕霧の湯サウナ外改修工事  
 subject サウナ・水風呂設備詳細図

scale 1:30  
 date No. 12