


図面番号	1 2	縮尺	1:2500
工種	公共下水道事業		
種別	位置図	番号	
工事名	庄原汚水新庄幹線枝線管路整備工事		
工事箇所	庄原市宮内町 地内		
庄原市下水道課			


位置図 S=1:2500

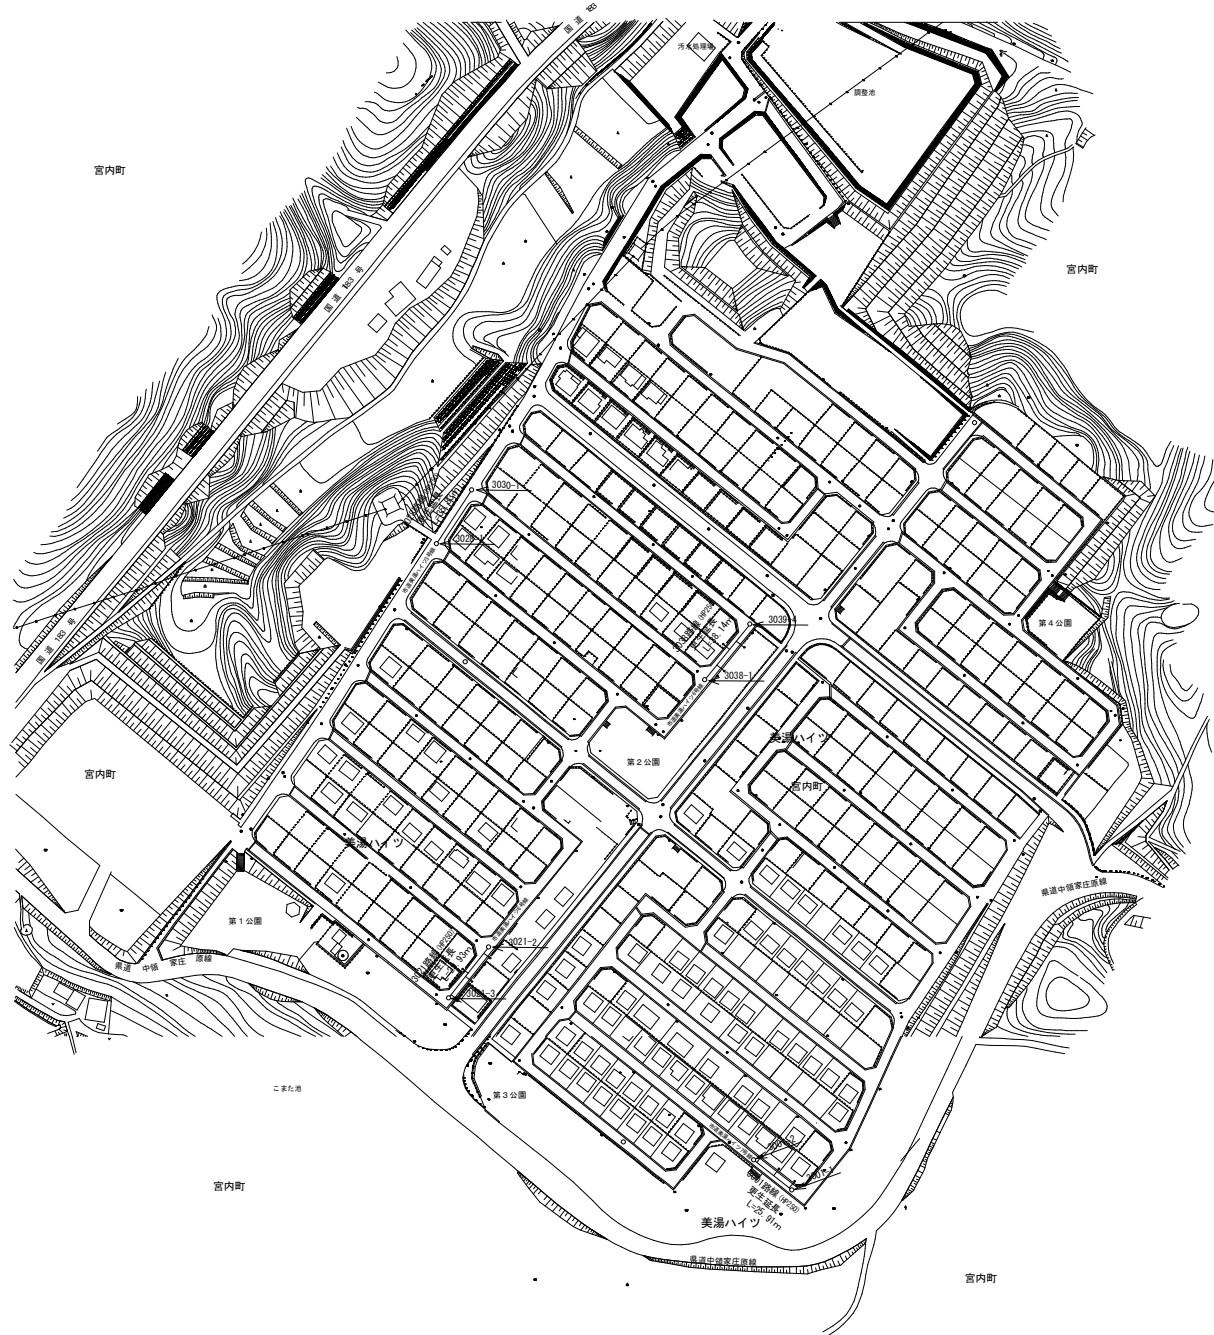

図面番号	2/2	縮尺	No scale
工種	公共下水道事業		
種別	取付管構造図	番号	
工事名	庄原污水新庄幹線枝線管路整備工事		
工事箇所	庄原市宮内町 地内		
庄原市下水道課			

※カメラ調査により、取付管部に異常が確認された箇所を対象とする。

取付管布設断面図

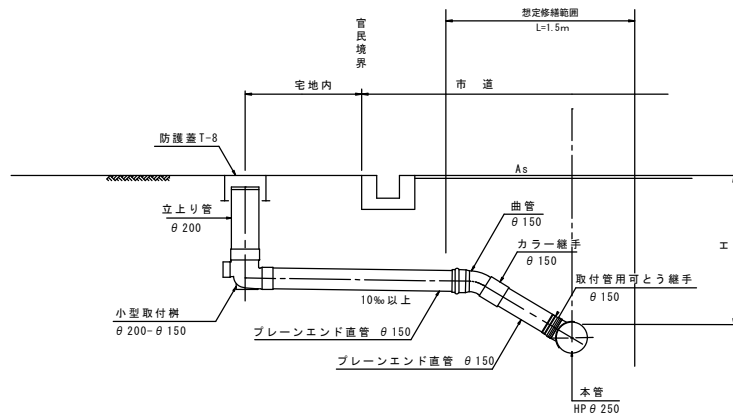

復旧断面図(市道)

