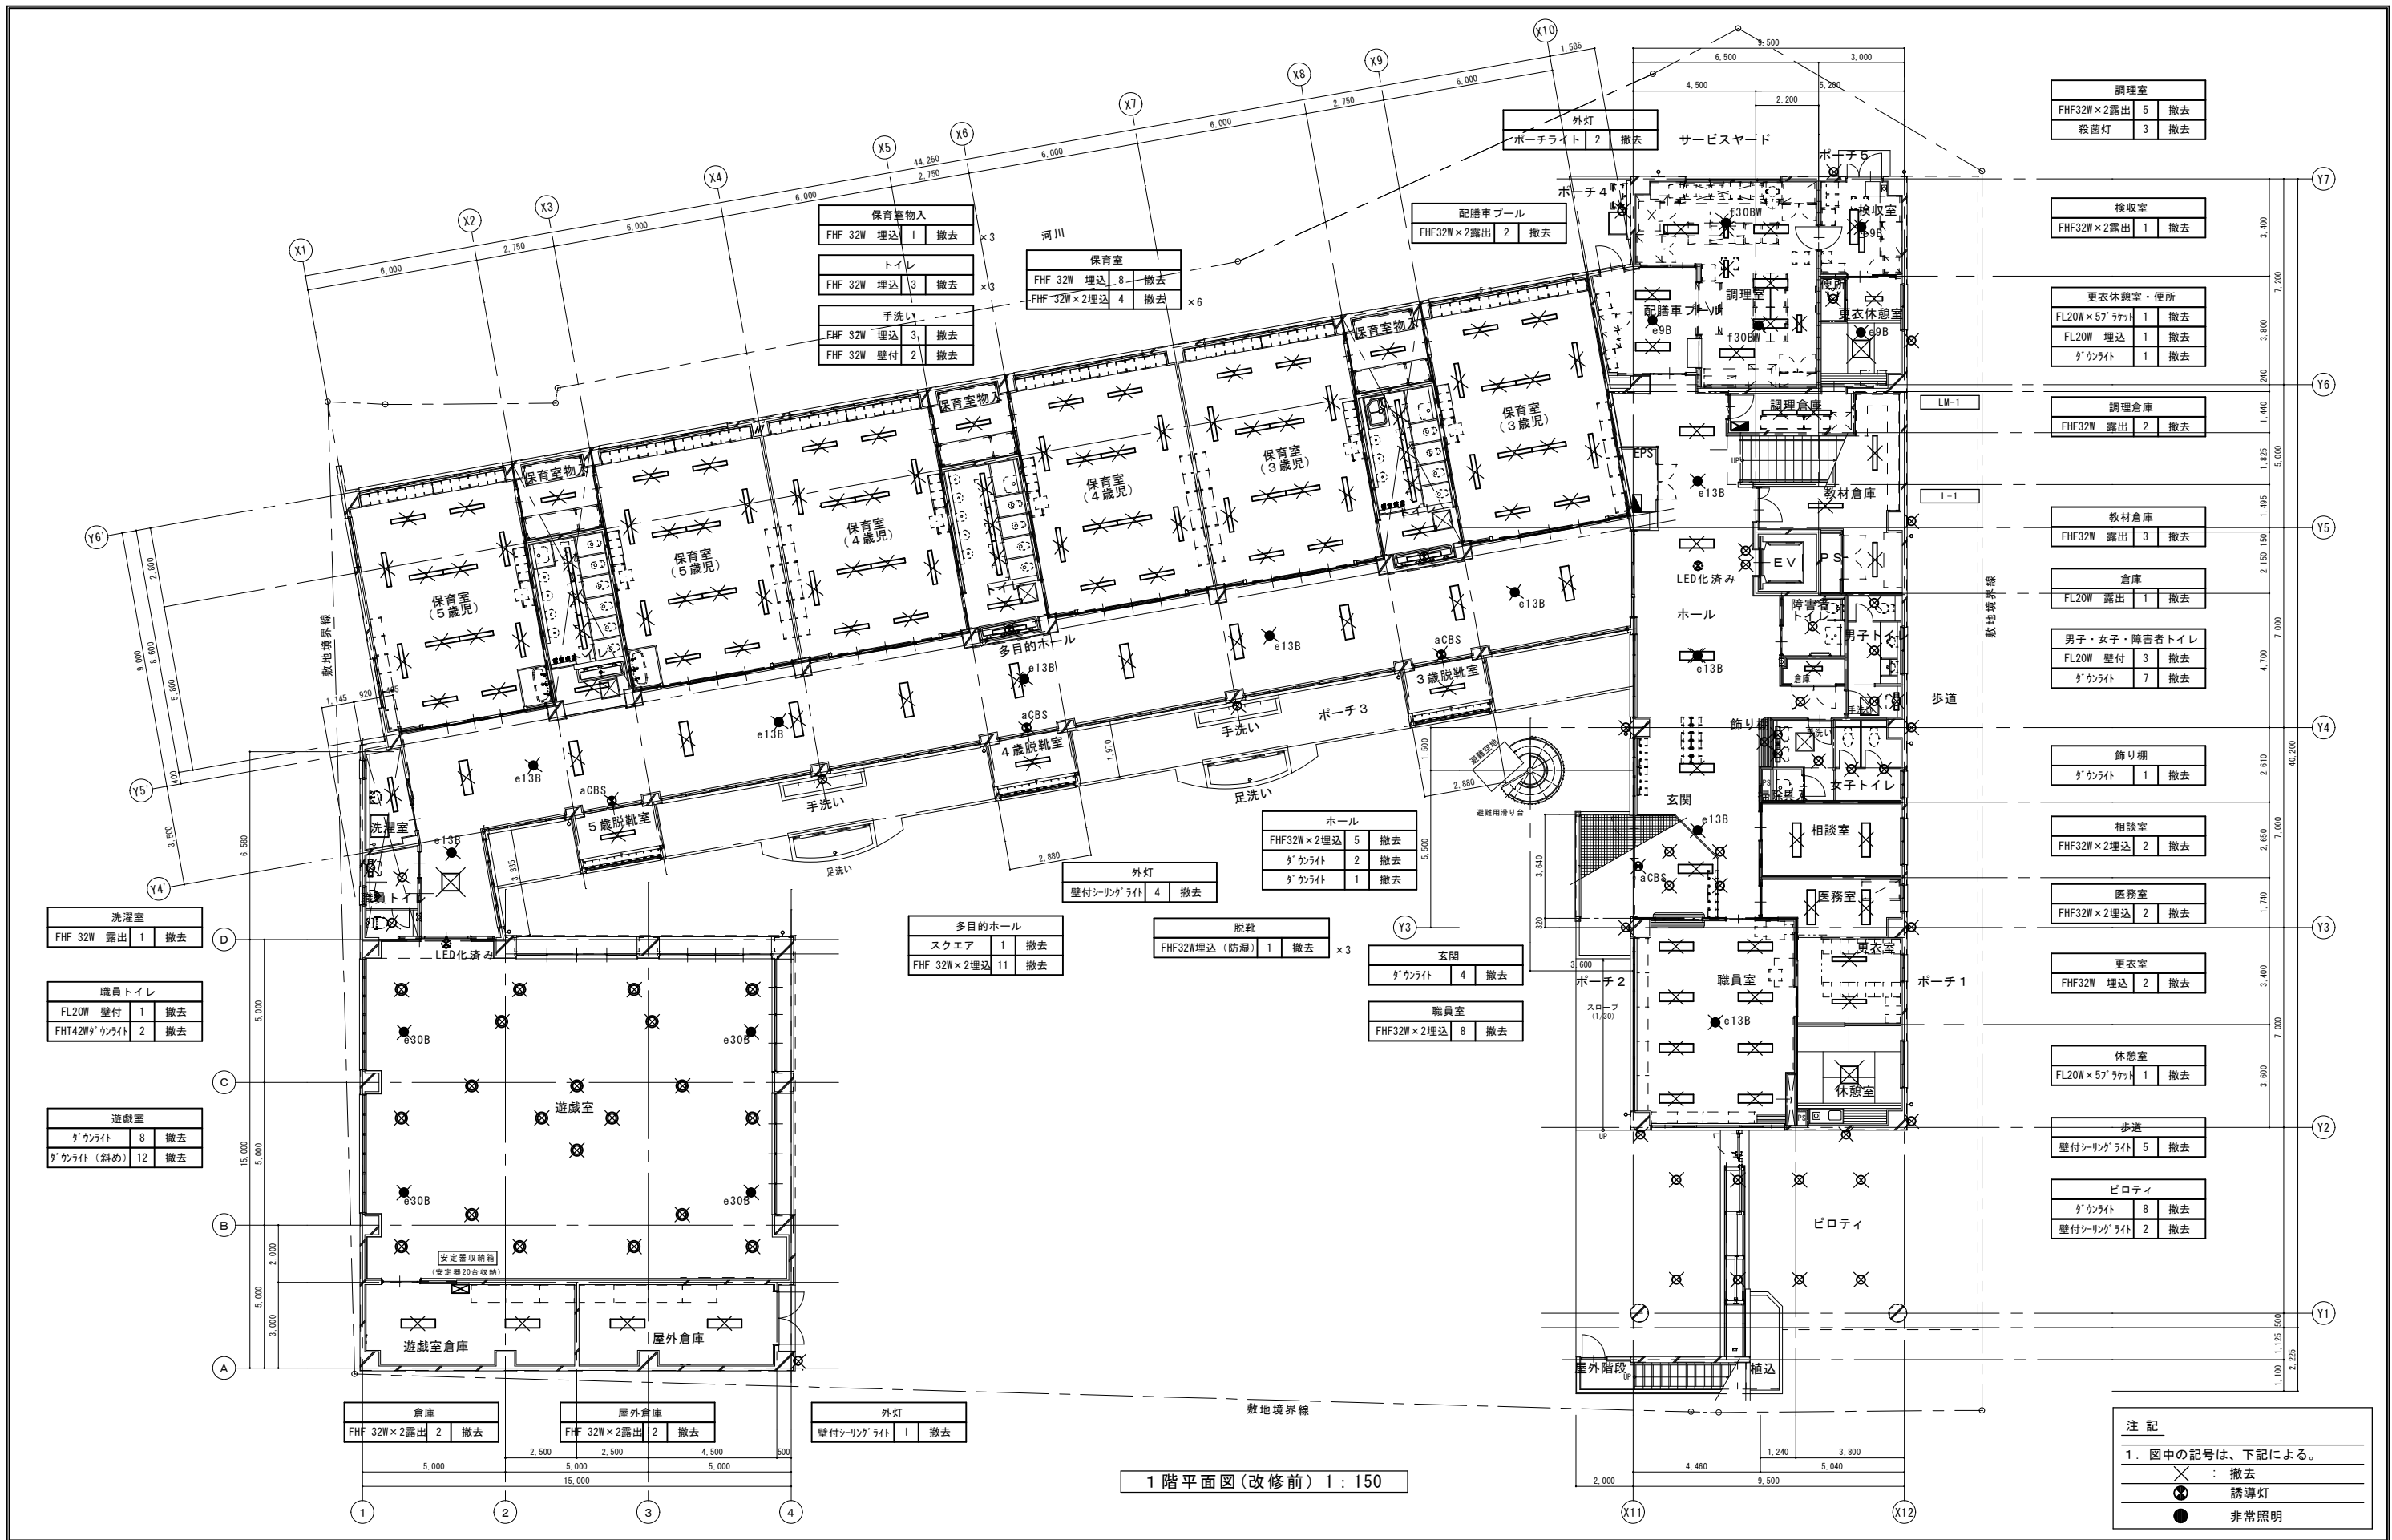
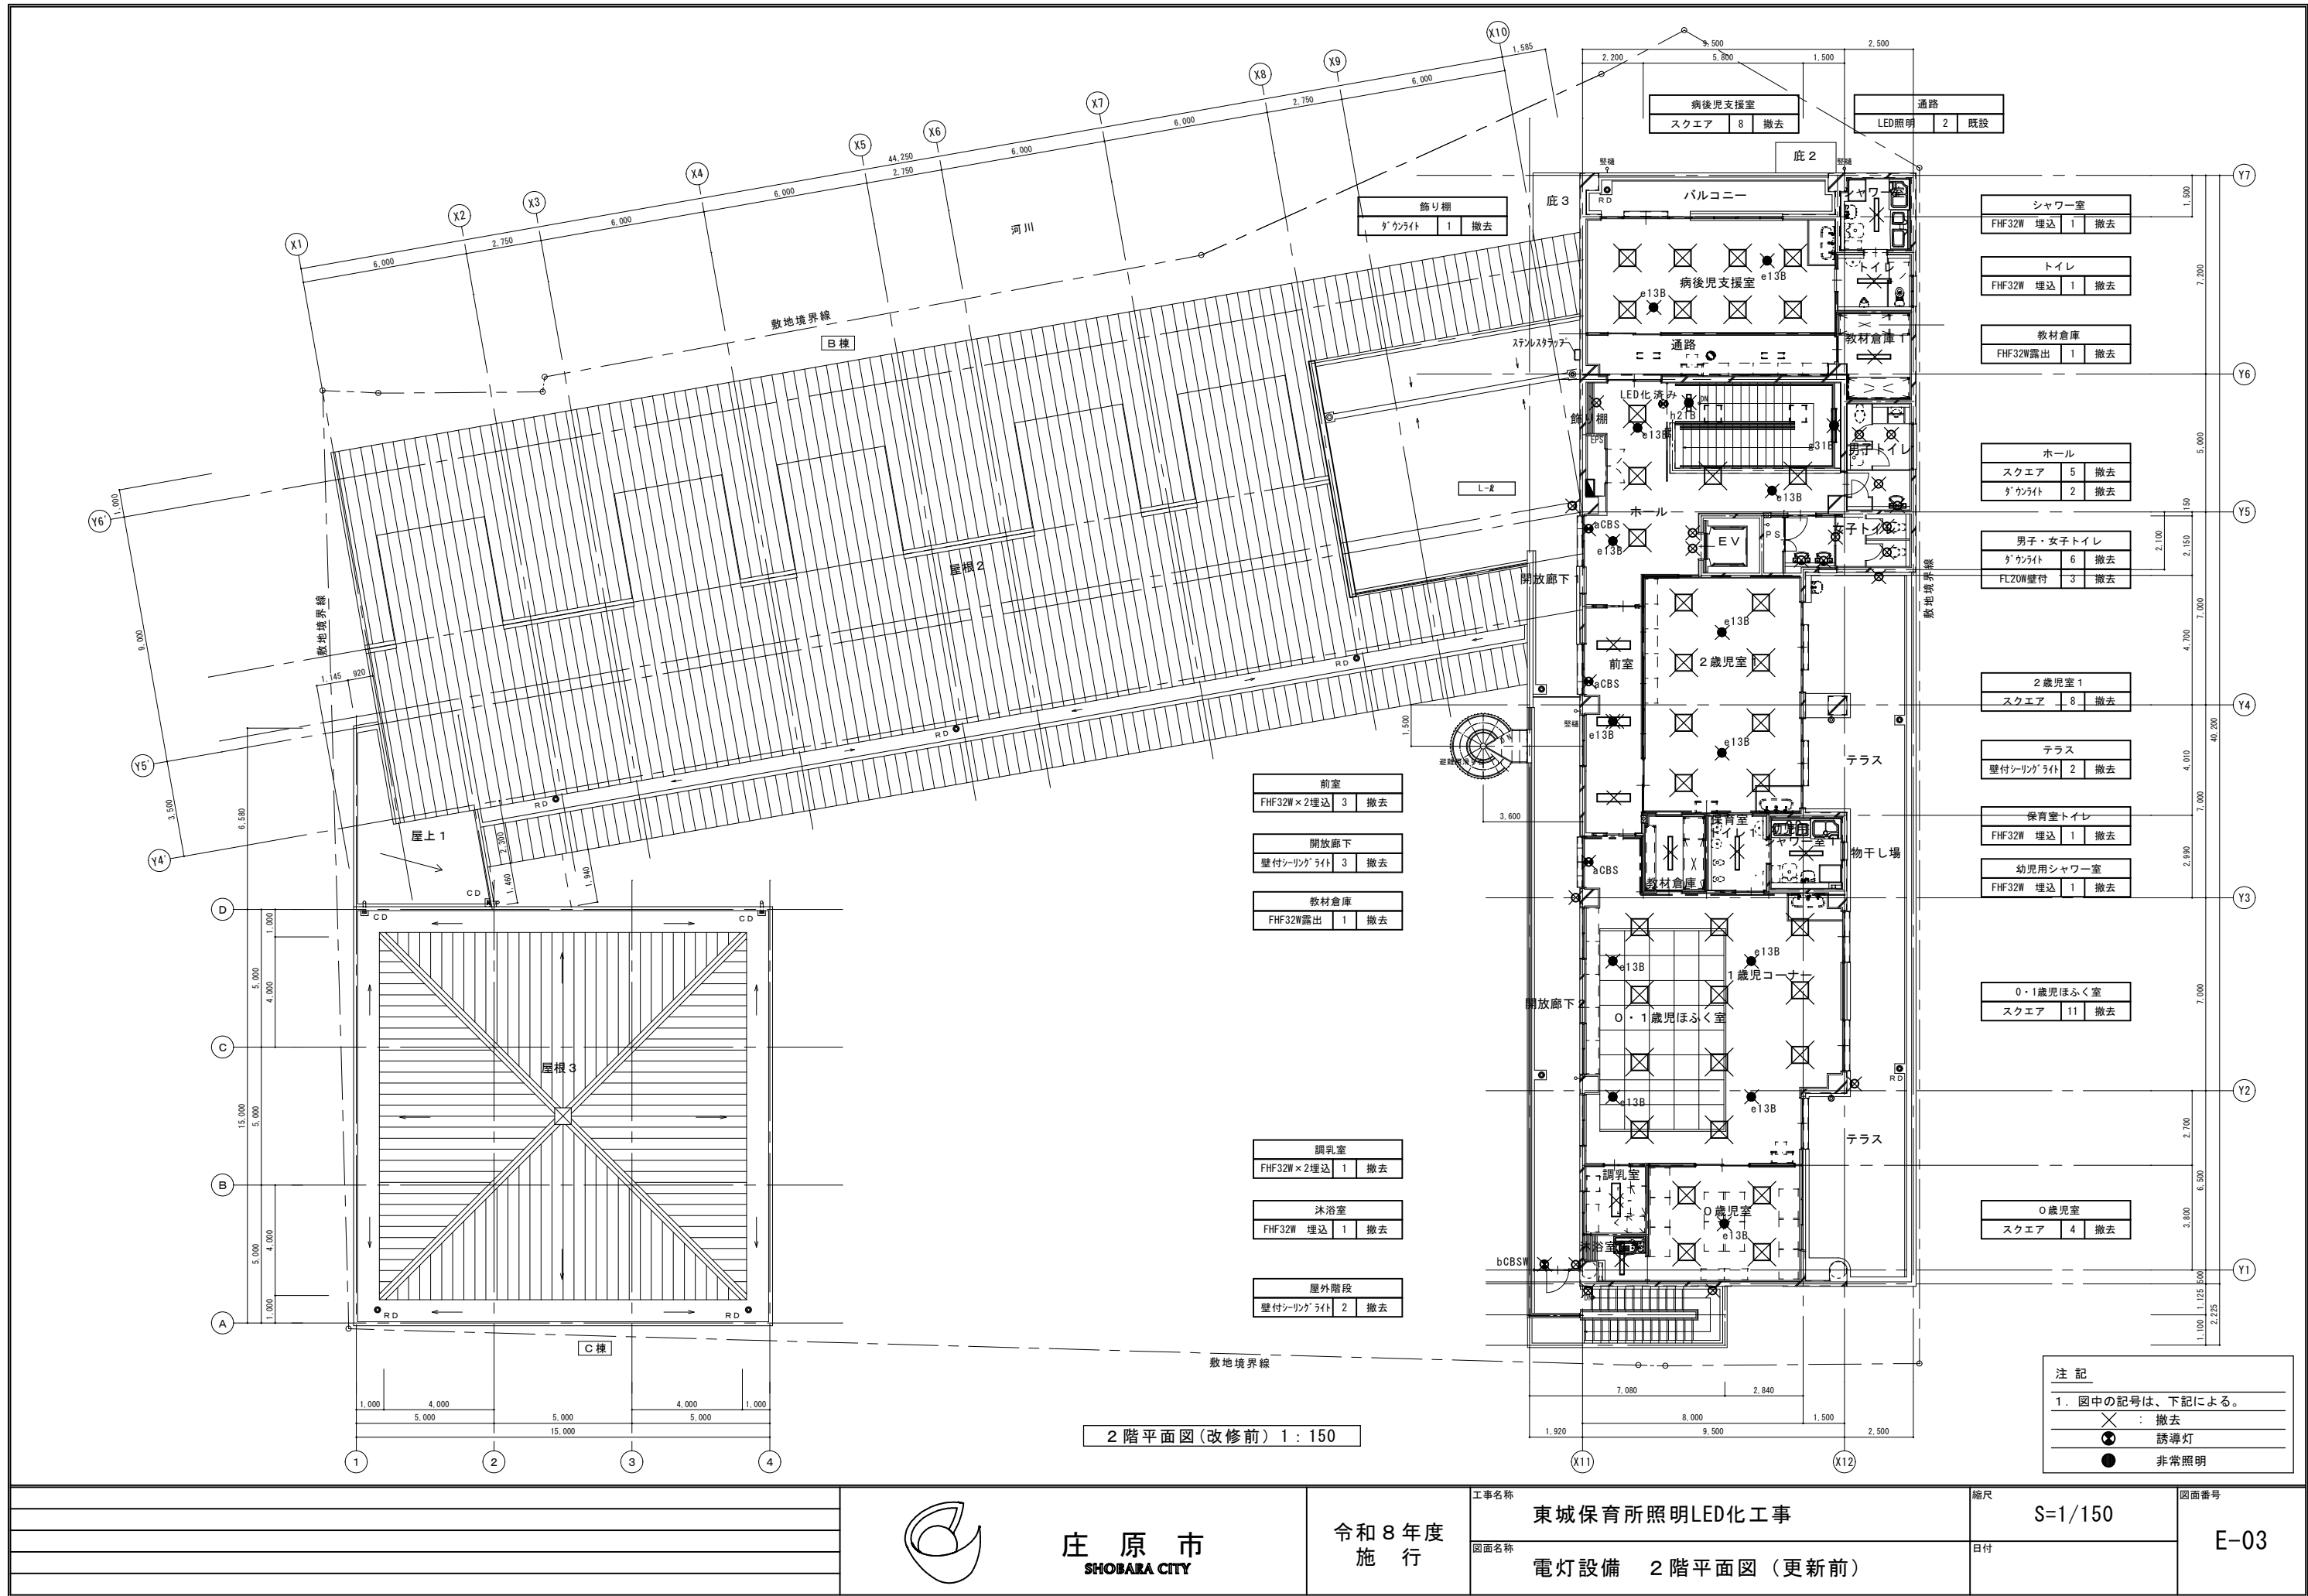
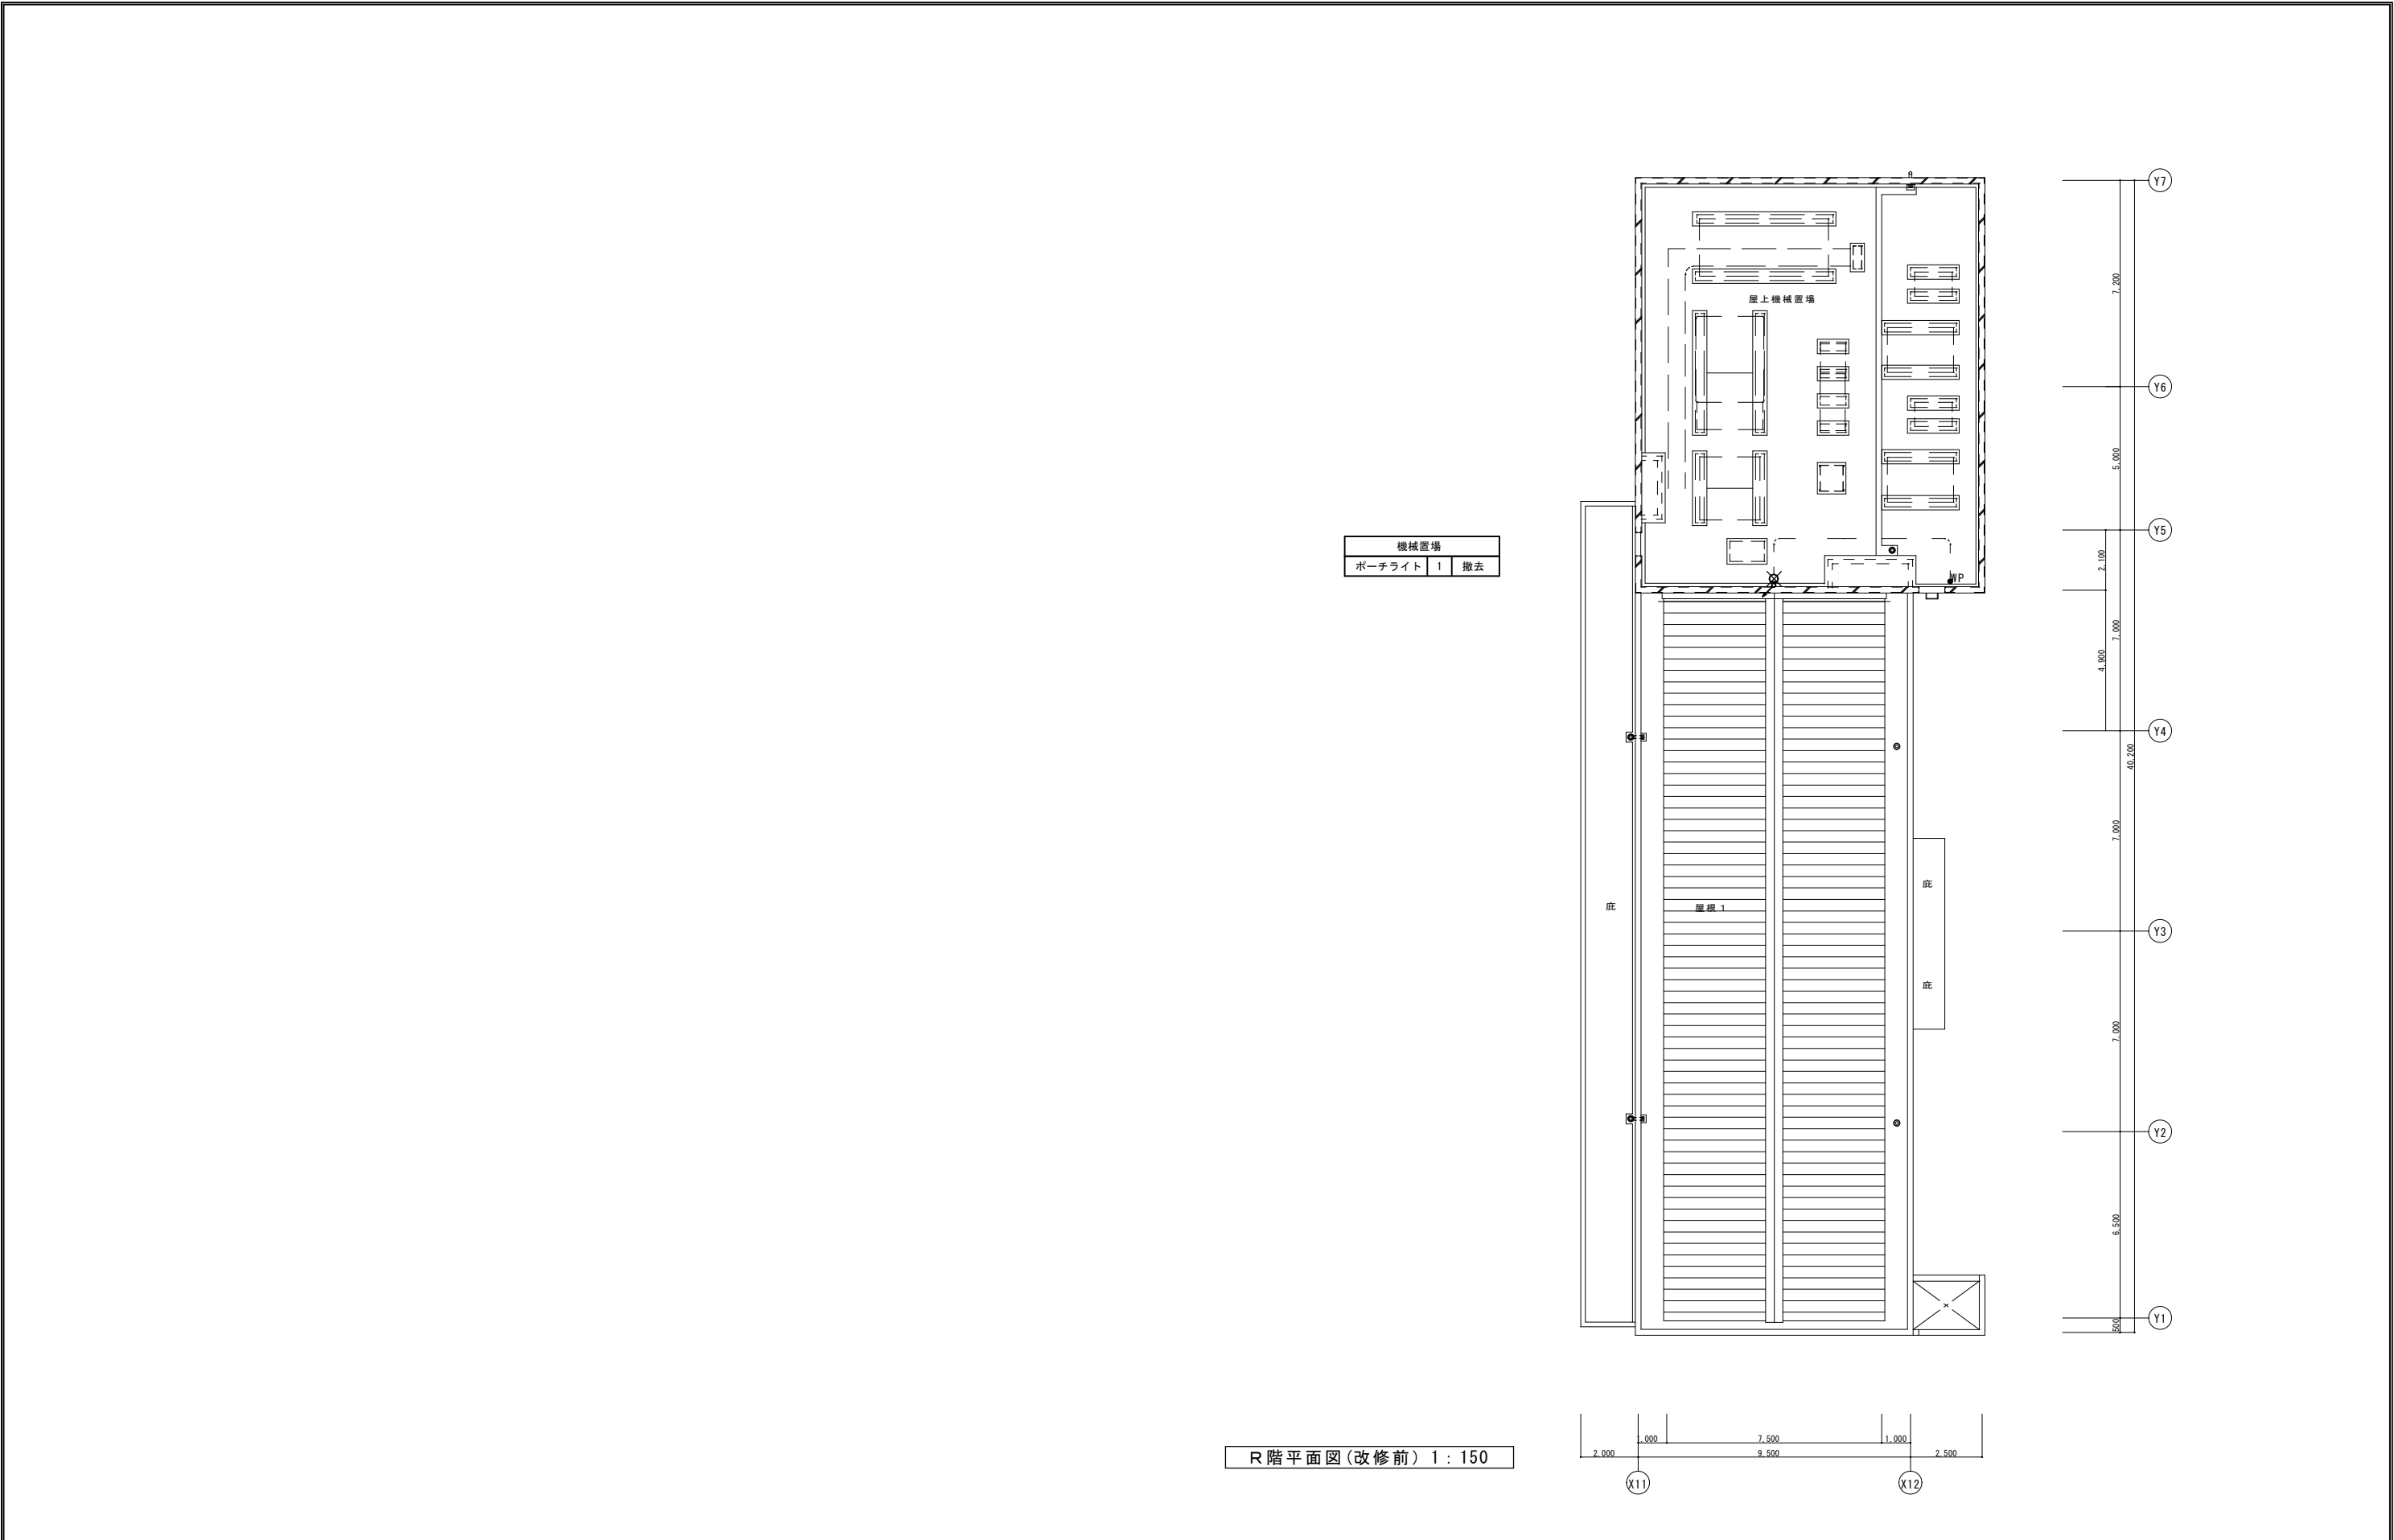


1. 工事名称		東城保育所照明LED化工事		6. 工事項目		仕様、工事内容及び工事区分		6. 工事項目		仕様、工事内容及び工事区分		凡 例									
2. 工事場所		広島県庄原市東城町川東1343番地		○ 監視盤設備		形 式 ・ 自立型 ・ デスク型		○ 電気時計設備		親 時 計 水晶発振式（ ・ 壁掛型 ・ 据置型 ）出力 回路		記 号		名 称		適 用		標準取付高さ			
3. 建物概要		○ RC ・ SRC ・ S 地下 階／地上 2階／塔屋 階／延面積 1,609.23 m ² 保育所				監 視 対 象 ・ 受変電 ・ 衛生動力 ・ 空調動力 ・ 温湿度 ・ 発電機				子 時 計 ・ 壁掛型 ・ 半埋込型 ・ 埋込型 ・ 吊下げ型		○ 螢 光 灯		○コード吊 ○壁付 ●非常照明							
4. 主な用途						計 装 配 線 ・ 含む ・ 含まず															
5. 一般事項								○ インターホン設備		用 途 ・ ドアホン ・ 所内連絡		● 誘 導 灯		● 通路誘導灯は矢印を記入							
1) 適用基準等		本工事は設計図・特記仕様書によると共に、建築設備工事共通仕様書 電気設備の技術基準、内線規程、消防法、建築基準法及び、 その他関係法令・規則・条例に基づき、完全に施工するものとする。 順位は1. 現場説明書 2. 本特記仕様書 3. 図面 4. 共通仕様書とする。		○ 幹 線 設 備		施 工 範 囲 低圧配電盤二次側端子接続より分電盤・制御盤等の一次側接続 まで。 盤類（ ・ 含む ・ 含まず ）				通 話 方 式 ・ 同時通話 ・ 交互通話		◎ 水 銀 灯									
2) 疑 義		施工にあたり、疑義が生じた場合は、係員と協議すること。				電 圧 動力 ・ 3φ3W200V （ ・ AC ・ GAC ）		○ ナースコール設備		機 器 ・ PC型 ・ ボード型 ・ 卓上型											
3) 官公庁その他の手続		本工事に必要な官公庁への手続きは、請負業者にて代行し、これに要する費用は、請 負業者の負担とする。				動力 ・ 3φ3W （ ・ AC ・ GAC ） 電灯 ・ 3φ4W200/100V （ ・ AC ・ GAC ） 電灯 ・ 1φ3W200/100V （ ・ AC ・ GAC ）				通 話 方 式 ・ 交互通話 ・ 自動交互通話 ・ 同時通話								和室+200			
4) 工法の決定		施工者は、係員の承認なく、施工方法、使用材料及び使用機器を変更してはならない。 変更を行う場合は、速やかに変更図面を提出し、係員の承認を得た後に施工すること。				直流 ・ 2W108V		○ 設備		夜間切り替え ・ 有 ・ 無											
5) 提出書類		下記の ○ 印の書類を係員に提出すること。 工事書類 ○ 工程表 ○ メーカリスト ○ 承認図 ○ 施工図 完成書類 ○ 官公庁等への諸手続きの写し ○ 検査試験成績表 ○ 取扱説明書 ○ 工事記録写真 ○ 竣工図		○ 動力 設 備		施 工 範 囲 制御盤を（ ・ 含む ・ 含まず ）二次側端子接続より、 各動力負荷一次側接続まで。 インターロック配線（ ・ 含む ・ 含まず ） 自動制御配線（ ・ 含む ・ 含まず ） 警報盤（ ・ 含む ・ 含まず ） 警報配線（ ・ 含む ・ 含まず ）		○ 自動火災報知設備		受 信 機 ・ 単独 ・ 複合 型 級（ ・ 自立型 ・ 壁掛型 ） （自火報） 回線、（防排煙） 回線		▽ 自動スイッチ						FL+1300			
6) 検 査		工事完成後、発注者、その他官公庁の各種検査に合格すると共に、係員の検査に 合格すること。				分電盤を（ ・ 含む ・ 含まず ）二次側端子接続より、 配線器具等の取付まで。		○ 防排煙制御設備		制 御 盤 ・ 単独（ 回線 ） ・ 火災報知受信機組込		● 換 気 扇		● 大きな傍記、 井扇				FL+1500			
7) 特 記 事 項		1) 配線器具プレート（ ・ 樹脂 ・ 新金属 ・ ステンレス ・ ） 2) 工事項目は、番号の入っている設備項目を適用する。 3) 仕様、工事内容及び工事区分は、○ 印を付したものを適用する。 4) 機器の取付高さは、特に指示のない場合、標準取付高さによること。 5) 屋外防水プルボックスはステンレス製とする。 6) 国土交通省大臣官房営繕部監修電気設備共通仕様書（最新版）		○ 電灯コンセント設備		施 工 範 囲 分電盤を（ ・ 含む ・ 含まず ）二次側端子接続より、 配線器具等の取付まで。		○ 避 雷 設 備		方 式 ・ 突針 ・ 棟上導体		■ 電 灯 分 電 盤						上層FL+1800			
6. 工 事 項 目		仕 様、工 事 内 容 及 び 工 事 区 分		配 線 器 具 ・ 適用型 ・ 大角適用型 ・ ワイド型				端 子 箱 ・ 塩ビ ・ 黄銅 ・ ステン		接 地 極 ・ 銅板 場所 ・ 建物接地		■ 灯 動 共 用 盤						"			
○ 引 込 設 備		電 圧 種 別 ・ 高圧 φ W V Hz ・ 低圧 φ W V Hz ・ 低圧 φ W V Hz						7. 工 事 区 分 （該当欄に○印で記します。）		突針支持管 ・ 銅管 ・ 黄銅管 ・ アルミ管（ ・ 自立型 ・ 側壁型 ）		■ 警 報 盤									
				● 照明器具設備		施 工 範 囲 照明器具の供給取付工事及び撤去工事		項 目 電力会社・N T Tに納入する負担金 テレビ受信のビル影障害調査及び補償費 受電後、引渡し迄の電気基本料金及び使用料金 コンクリート基礎（ ・ キュービクル ・ 発電機 ・ 変圧器 ・ 盤類 ・ 外灯 ） シンダーコンクリート打設工事		電 気		建 築		衛 生		空 調		別 途		備 考	
		引 込 方 式 ・ 架空 ・ 地中 ・ 構内地中		器 具 仕 様 非常照明器具（ ・ 専用 ○ 兼用 ・ 組込 ） 非常照明用予備電源（ ○ 内蔵 ・ 別置 ） 誘導灯用非常電源（ ○ 内蔵 ・ 別置 ）				天井に取付ける機器の穴明けと補強工事及び取付枠 電気配線用点検口の設置工事 施工に必要な単管足場・ローリング足場の設置及び解体工事 空調機・ボイラ等の制御機器及び自動制御配線 換気扇の供給取付工事 電極棒及び保持器 電話器とその取付工事及び入線工事 空調機の室内機・室外機間の吊り配線		○				必要に応じて				電話アウトレット 情報用アウトレット 接地用端子箱		壁付 ・ 床付（ローテーションスタンド共） 壁付 ・ 床付（ローテーションスタンド共）	
○ 受変電設備		形 式 ・ 閉鎖型 ・ 簡易閉鎖型 ・ 開放組立型				○ 電 話 配 管 設 備		引 込 方 法 ・ 架空 ・ 地中 ・ 構内地中				◎ ◎ ス ピ ー カ		天井埋込型 ・ 壁掛型							
		施 設 場 所 ・ 屋内（ 階 ） ・ 屋外（ ・ 地上 ・ 屋上 ）						建物内配管 ・ 配管 ・ ケーブルラック				○ ホーン型スピーカ									
		主 遮 断 器 ・ VCB ・ ACB ・ GCB ・ LBS ・ kV A kA						構内配線 ・ 含む ・ 含まず				○ ジャ ッ ク		M Jマイクジャック、S Jスピーカジャック							
		設 備 容 量 変圧器（ 動力用 kVA、電灯用 kVA ） （その他 用 kVA）										／ アツテネータ									
		進相コンデンサ kvar										増 幅 器									
		直列リアクトル kvar										RM 遠隔操作器									
○ 発電機設備		用 途 ・ 常用 ・ 非常用 ・ 兼用 ・ コージェネ		○ 電 話 設 備		交 換 機 ・ 含む ・ 含まず						T アン テ ナ		種類、素子数傍記							
		形 式 ・ パッケージ型 ・ 据置型 ・ 屋内型 ・ 屋外型										B Sアンテナ		大きな傍記							
		発 電 機 定格出力 φ W kVA HZ、効率 %										TV機器収納庫									
		運 転 （ ・ 1時間 ・ 連続 ・ 常用 ）										◎ 直列ユニット		75Ω（ 端子型）							
		エ ン ジ ン 種 類（ ・ ティーゼル ・ タービン ）		○ 情 報 配 管 設 備		引 込 方 法 ・ 架空 ・ 地中 ・ 構内地中						◎ ○ インターホン		装置 ・ 子器							
		定 格 出 力 PS rpm				建 物 内 配 管 ・ 配管 ・ ケーブルラック															
		出 力 電 圧 φ W kVA HZ、				配 線 ・ 含む ・ 含まず															
		冷 却 方 式 （ ・ 水冷 ・ 空冷 ）		○ 放 送 設 備		用 途 ・ 非常用 ・ 一般用 ・ 兼用				電 線 ケーブル JIS規格品		発 電 機 エン ジ ン		時計		観時計 ・ 子時計					
		燃 料（ ・ 重油 ・ 軽油 ・ ガス ）				増 幅 器 形 式 ロッカー型 ・ 卓上型 ・ デスク型 ・ 壁掛型				電 線 管 パナソニック・東芝・麒麟・日本パイプ・ルー		直 流 電 源 装 置		◎ 避 雷 突 針							
		燃料タンク 細（ ・ 搭載型 ・ 別置型）				出 力 W、出力回路 回路				電線管付属品 パナソニック・東芝・麒麟・日亜・外山		電 話 交 換 機 NEC・日立・パナソニック・富士通		◎ 避雷接地用端子箱							
		始動時間 秒以内 始動方式（ ・ 空気 ・ 蓄電池）				・ 有 ・ 無（ ・ 非常用 ・ 一般用 ）				合成樹脂電線管 パナソニック・東芝・麒麟・日亜・東拓		放 送 機 器 パナソニック・TOA・ビクター・東芝		± 接 地 極		種別傍記					
		始 動 盤（ ・ 搭載型 ・ 別置型 ）								配 線 器 具 パナソニック・東芝・神保・明工社		テ レ ビ 共 聴 DX・マスプロ・パナ・パナソニック		ロ ジョイントボックス							
		特殊仕様								照 明 器 具 パナソニック・東芝・三菱・日立		電 気 時 計 セイコー・TIC・パナソニック		☒ ブルボックス							
○ 蓄電池設備		用 途 ・ 非常用 ・ 一般 ・ 兼用		○ テレビ・ラジオ		アンテナ ・ 有 ・ 無				キュービクル パナソニック・内外・中電工		インターホン パナソニック・アイホン・ケアコム・東芝		☒ ハンドホール		☐マンホール（重荷重傍記）					
		収 容 形 式 ・ 閉鎖型 ・ 開放架台								高圧圧配電盤 パナソニック・内外・中電工		ナースコール パナソニック・内外・中電工		／ 配 管 ・ 配 線		立上り、素通し、引下げ					
		蓄電池形式 鉛（ ・ HS ・ HS-E ・ MSE ）		共聴設備						制御盤監視盤 パナソニック・内外・中電工		自火報防排煙 パナソニック・内外・中電工		―― "		天井					
		アルカリ（ ・ AMH ・ AHH ・ AH ）								分電盤端子盤 パナソニック・内外・中電工		避 雷 針 大阪・日本		―― "		床					
		セル V AH HR				増 幅 器 ・ 無 ・ 有				高 圧 機 器 三菱・日立・東芝・エナジーサポート戸上				―― "		露出					
		整 流 器 入力 φ W V 全自動充電方式				規 格 ・ 一般 ・ BL				変 圧 器 三菱・日立・東芝・パナソニック・ダイヘン・中電				―― "		地中					
		特殊仕様 負荷電圧調整器 A				アンテナマスト ・ 自立型 ・ 側壁型				進 相 器 三菱・日立・東芝・パナソニック・ニチコン								(注和室は兼天)			

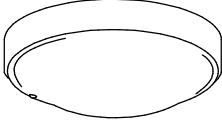
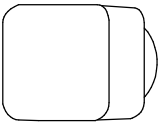
 
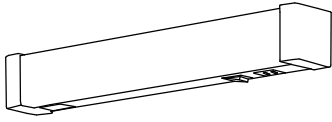
 
 
 
 
 
 
 
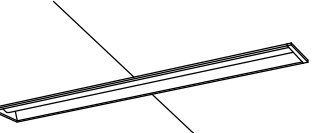
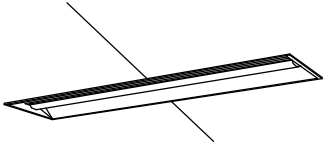
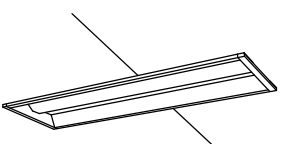
 
 
 
 
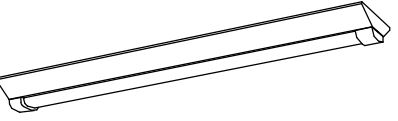
 
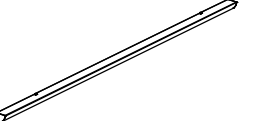
 
 
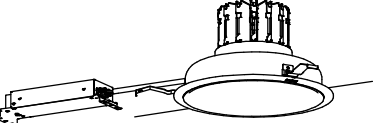
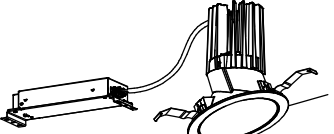
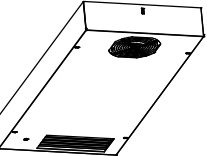


注 記
1. 図中の記号は、下記による。
✕ : 撤去
● : 誘導灯
● : 非常照明





		庄原市 SHOBARA CITY	令和8年度 施行	工事名称	東城保育所照明LED化工事	縮尺	S=1/150	図面番号 E-04
				図面名称	電灯設備 R階平面図（更新前）	日付		

A151W	LEDシーリングライト 30形丸形蛍光灯1灯器具相当	B401W	ホーライト 40形電球1灯器具相当	C250	ダウライト 100形	E201	LEDキッチンライト 15形直管蛍光灯1灯器具相当	H241	ダウライト 100形	H321	ダウライト 150形
											
LGW51704BCF1同等品		LGW85015WF同等品		ダウライトXND7599SNLJ9同等品		LGB85040LE1同等品		ダウライトXND1068WNKLE9同等品		ダウライトXND1569SNKLE9同等品	
H321'	ダウライト 150形	I421	ダウライト 150形	J421W	軒下用ダウライト 200形	K323	LEDスクエアヘッドライト FHP32形×3灯相当タイプ 埋込型	L324	スクエアヘッドライト FHP32形×4灯相当タイプ 埋込型	O321	埋込型40形 下面開放型 W150
											
ダウライトXND1569WNKLE9同等品		ダウライトXND1579WNKLE9同等品		ダウライトXNW2063WNLE9同等品		埋込XL373LWVLA9同等品		埋込XL574PFVZLA9同等品		埋込XF430PENLE9同等品	
P452	埋込型40形 下面開放型 W220	Q201	埋込型20形 下面開放型 W190	R322	直付型40形 W150	R321	直付型40形 W150	R451	直付型40形 W150	S201	直付型20形
											
埋込XF460UENLE9同等品		埋込XF4210RENLE9同等品		直付XF430AENLE9同等品		直付XF420AENLE9同等品		直付XF450AENLE9同等品		直付XF4210NENLE9同等品	
T322	直付型40形 W230	T322W	直付形40形 防湿型・防雨型 W230	U205	LEDシーリングライト 調色	V322	直付型40形 反射笠付型	X451	LED高演色ミラーライト W1210	I421'	ダウライト 200形
											
直付XF450DENLE9同等品		直付XLW452DENZLE9同等品		LGC41157K同等品		直付XF450KENLE9同等品		NNN15510LE1同等品		ダウライトXND2068WNKLE9同等品	
O321W	埋込型40形 下面開放型 防湿型・防雨型W130	A	ダウライト 1000形	B	傾斜天井ダウライト 550形	C	殺菌灯				
											
埋込XLW432MENZLE9同等品		ダウライトXND9097SNLJ9同等品		ダウライトXND5561ANLJ9同等品		GTL-15401-LS9同等品					



庄原市
SHOBARA CITY

令和8年度
施行

工事名称

東城保育所照明LED化工事

図面名称

照明器具姿図ー1（更新後）

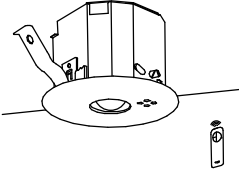
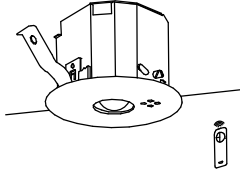
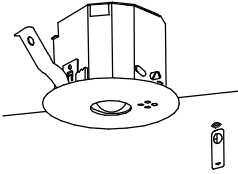
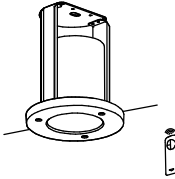
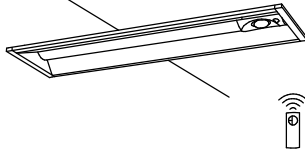
縮尺

N.S

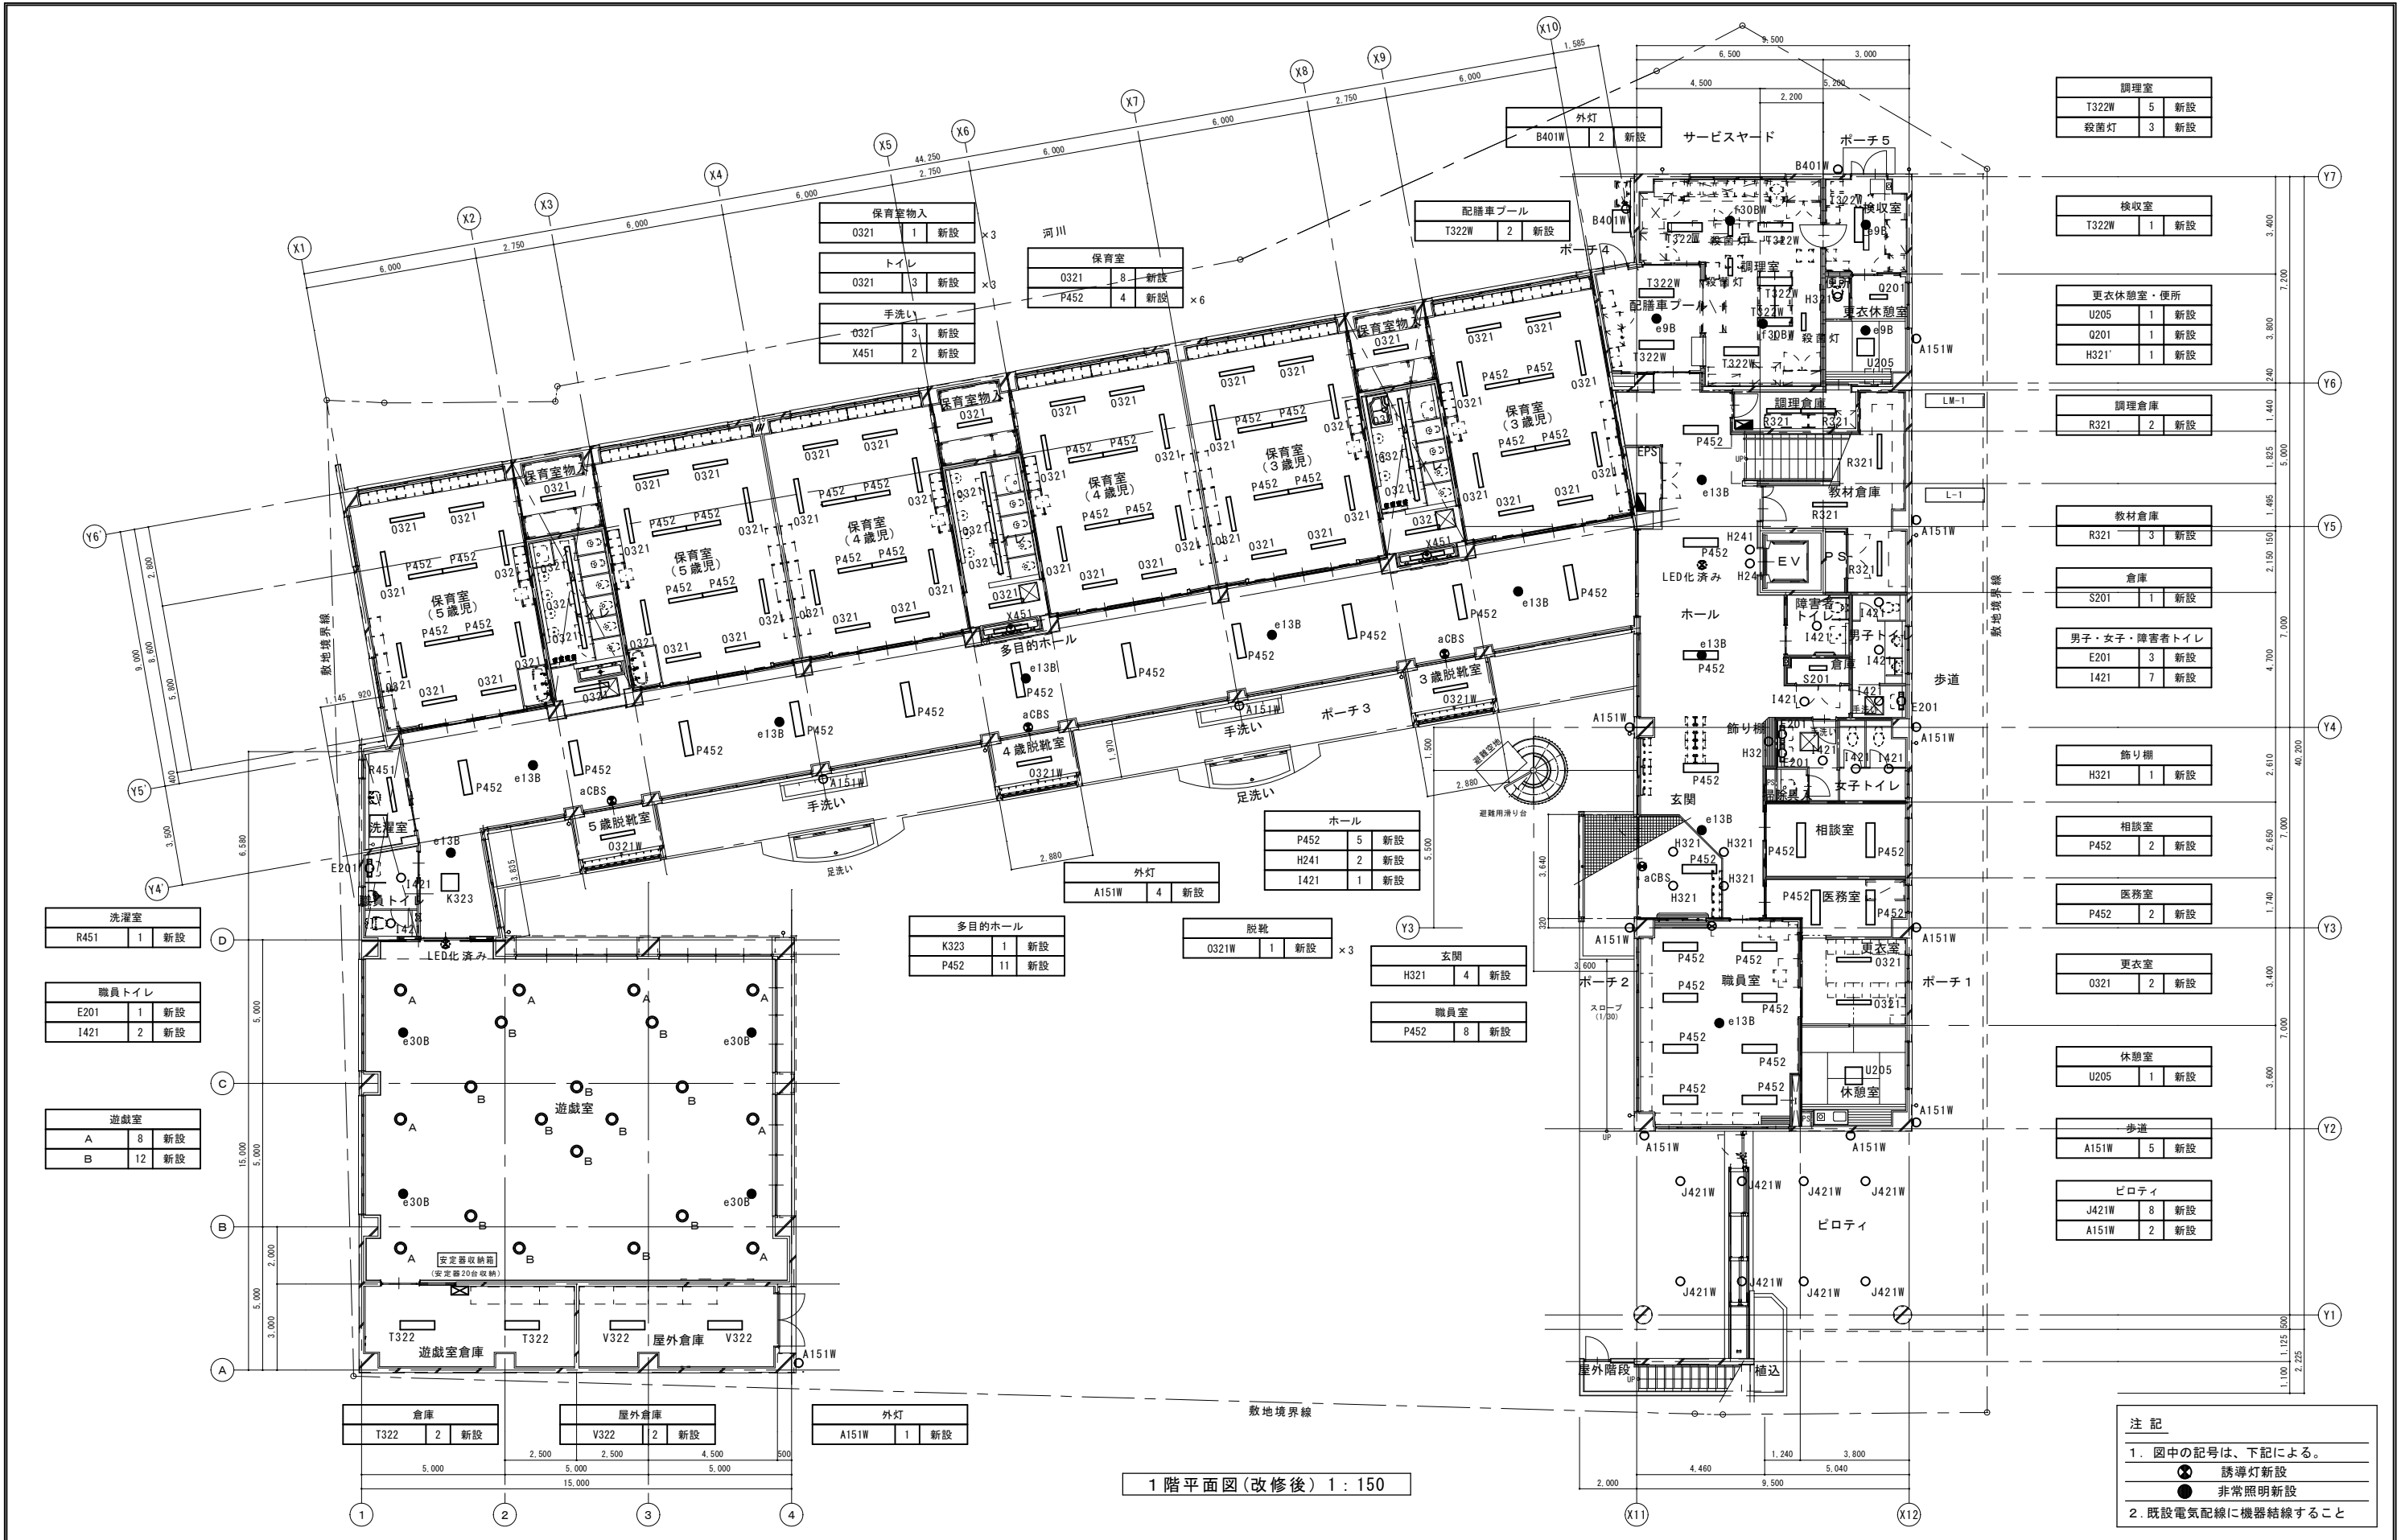
日付

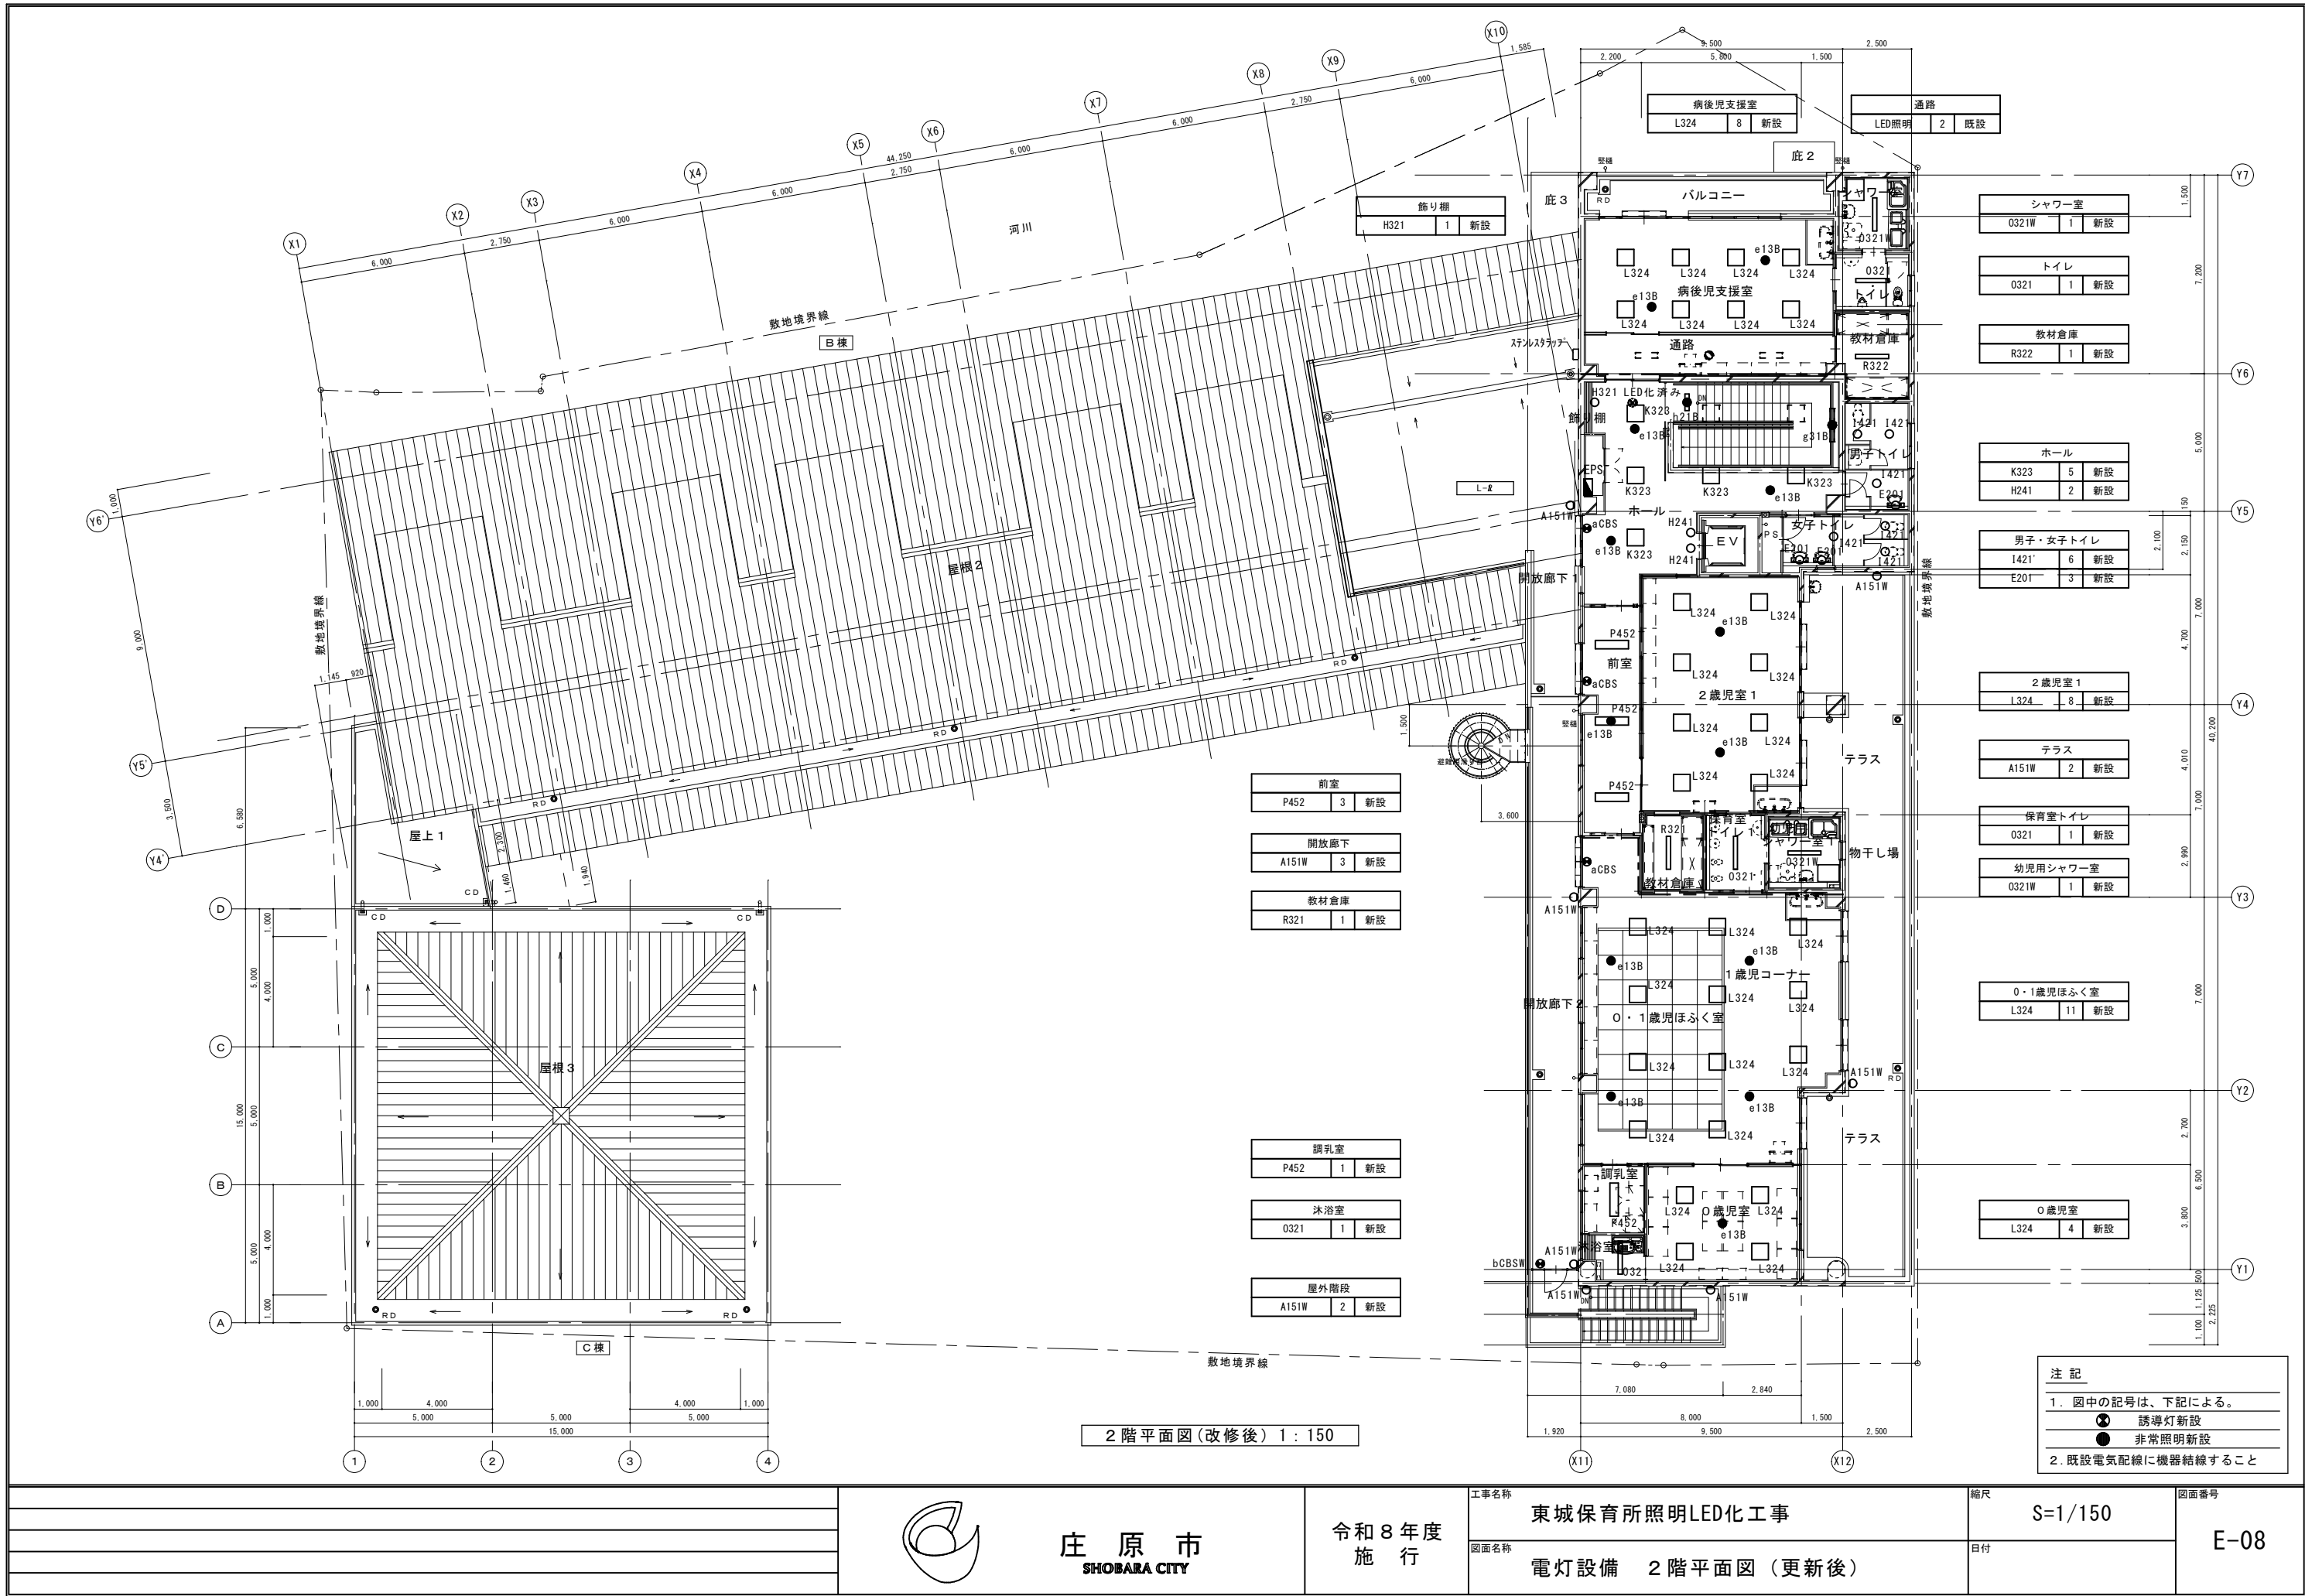
図面番号

E-05

aCBS	LED C級 避難口誘導灯片面型	bCBSW	LED C級 防湿型防雨型避難口誘導灯片面型	e9B	非常灯専用型リモコン自己点検機能付	e13B	LED非常灯専用型リモコン自己点検機能付	e30B	LED非常灯専用型リモコン自己点検機能付	f30BW	LED非常灯専用型リモコン自己点検機能付
 FA10312CLE1+FK10300同等品		 FW11317CLE1+FK10300同等品		 NNFB90605K同等品		 NNFB91605C同等品		 NNFB93605C同等品		 NNFB93716C同等品	
g31B	一体型階段灯40形低光束30分74t	h21B	非常灯20形下面開放 W190 リモコン自己点検機能付								
 NNCF43235JLE9同等品		 埋込XDL203RGNLE9同等品									
o											

	 庄 原 市 SHOBARA CITY	令和 8 年度 施 行	工事名称	東城保育所照明LED化工事	縮尺	N. S	図面番号 E-06
			図面名称	照明器具姿図一 2 （更新後）	日付		





庄原市
SHOBARA CITY

令和8年度
施行

工事名称

東城保育所照明LED化工事

図面名称

電灯設備 2階平面図(更新後)

縮尺

S=1/150

日付

図面番号

E-08

