



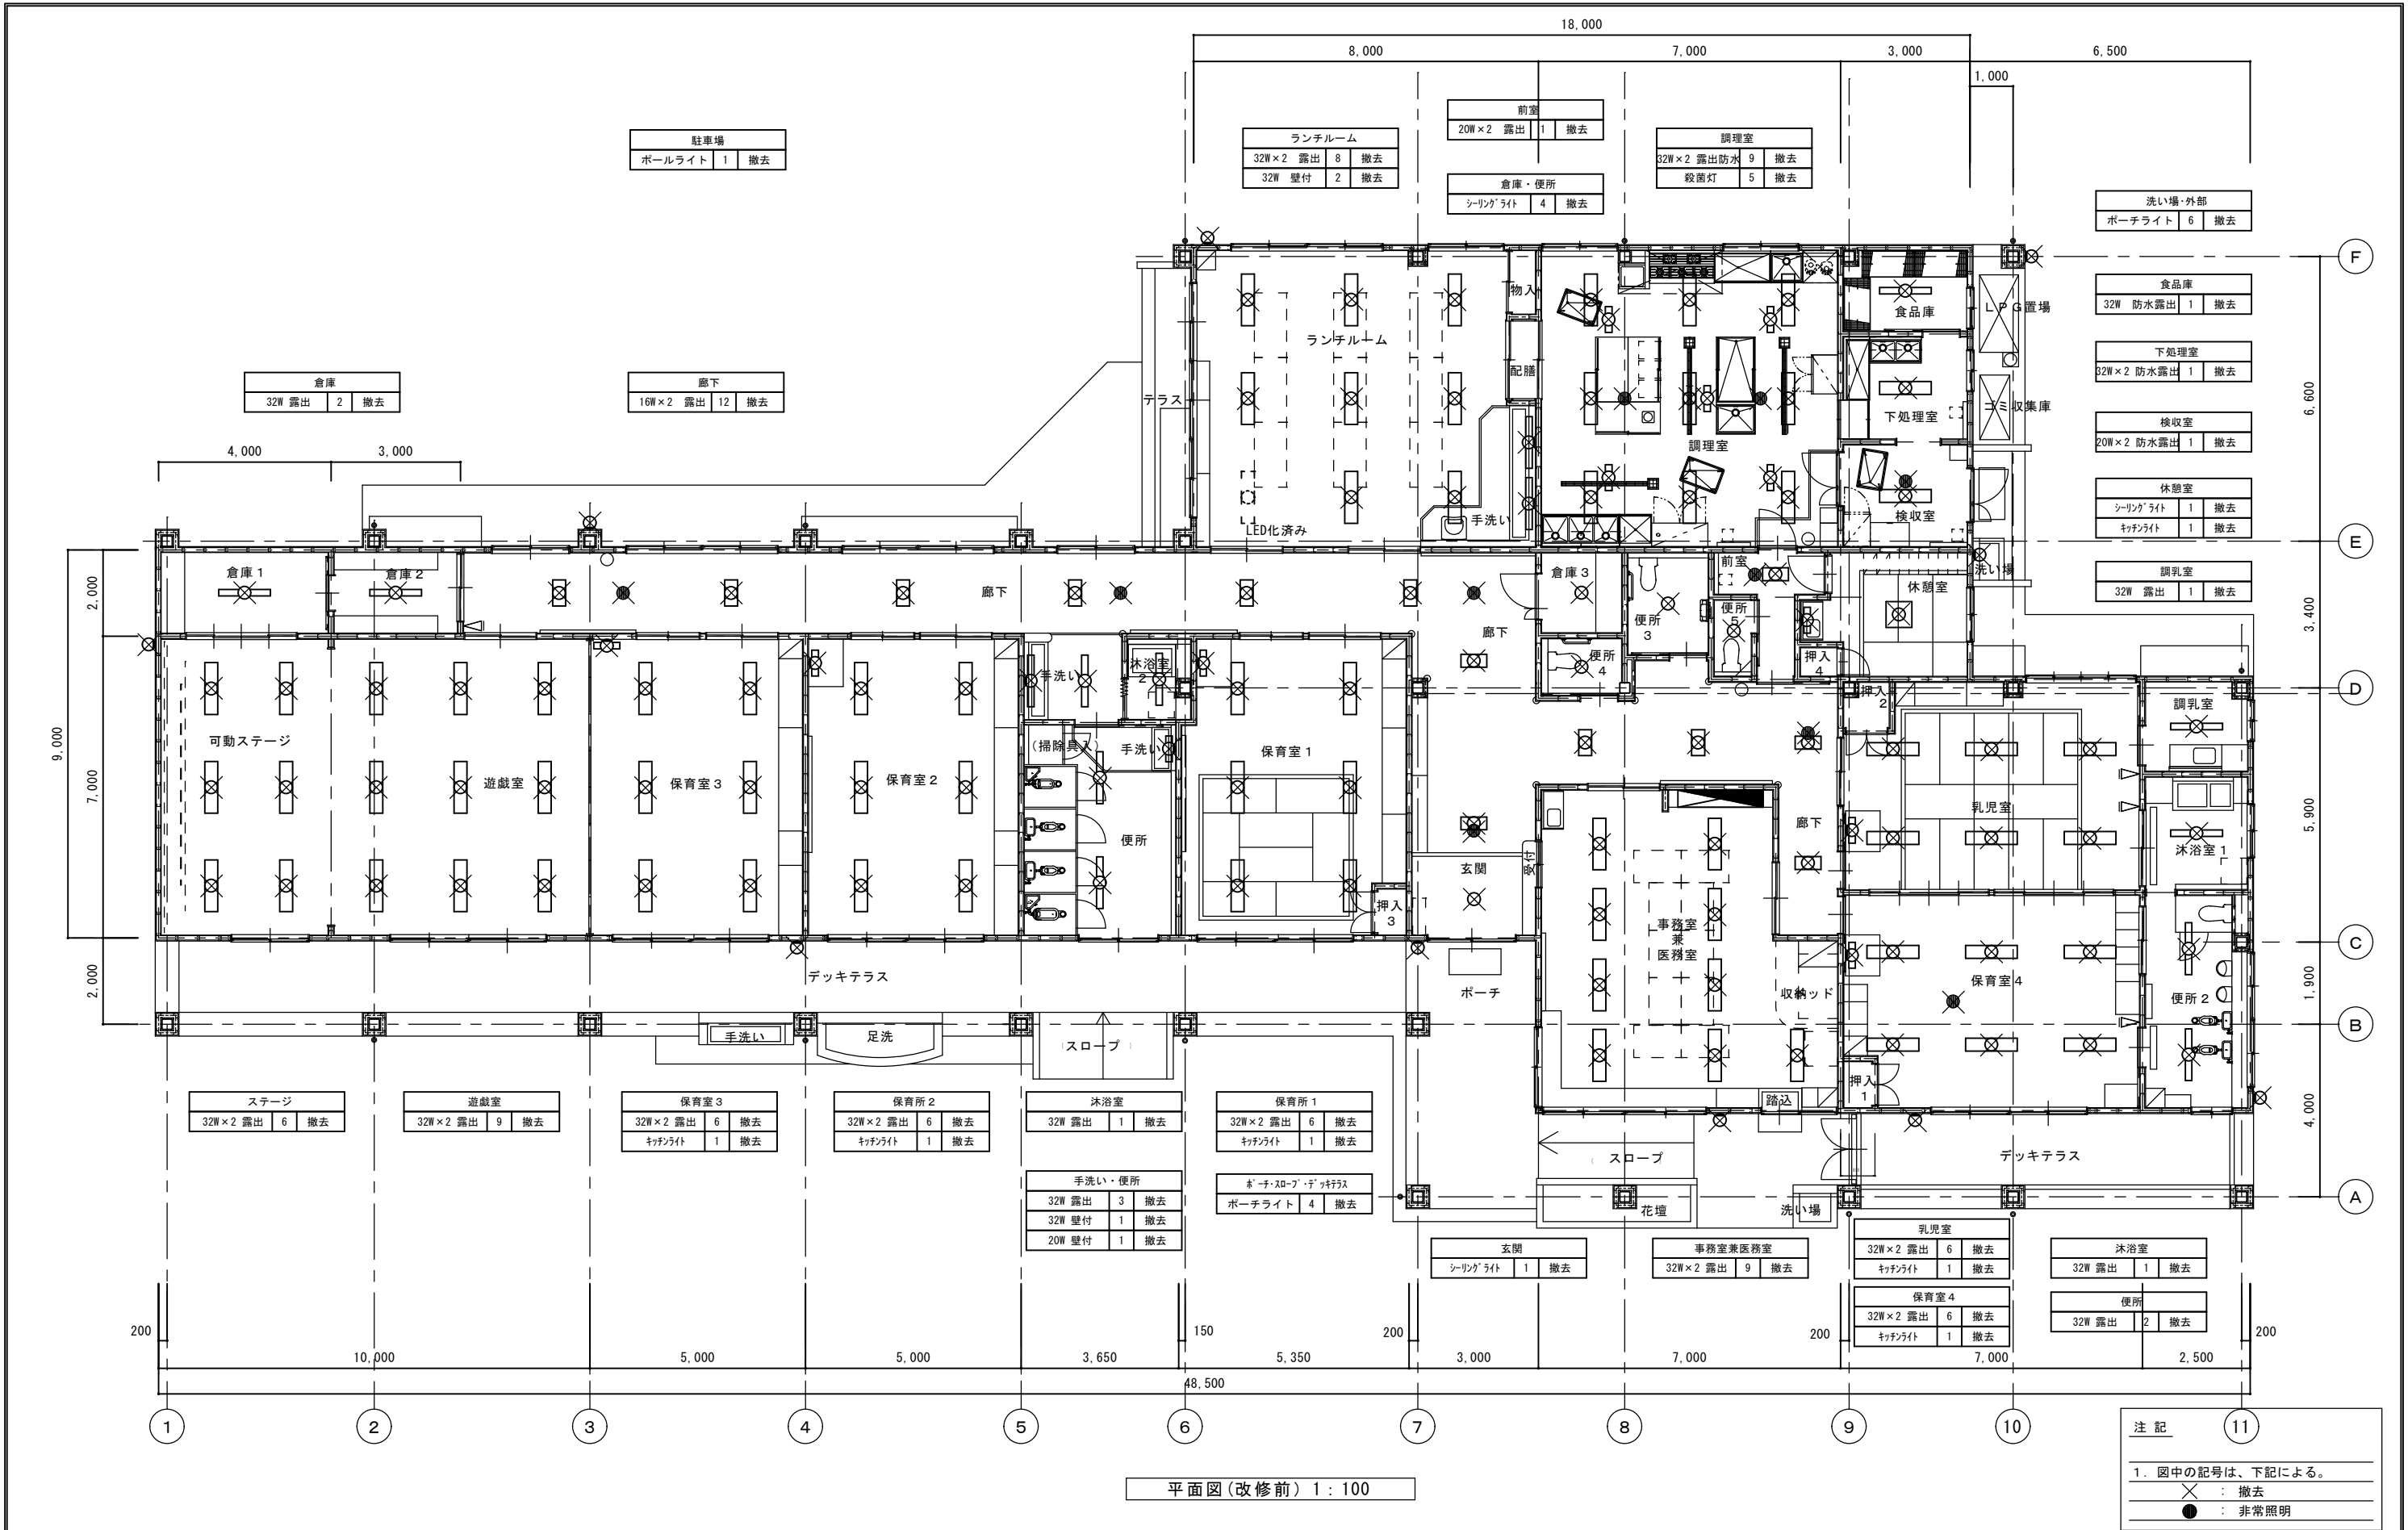

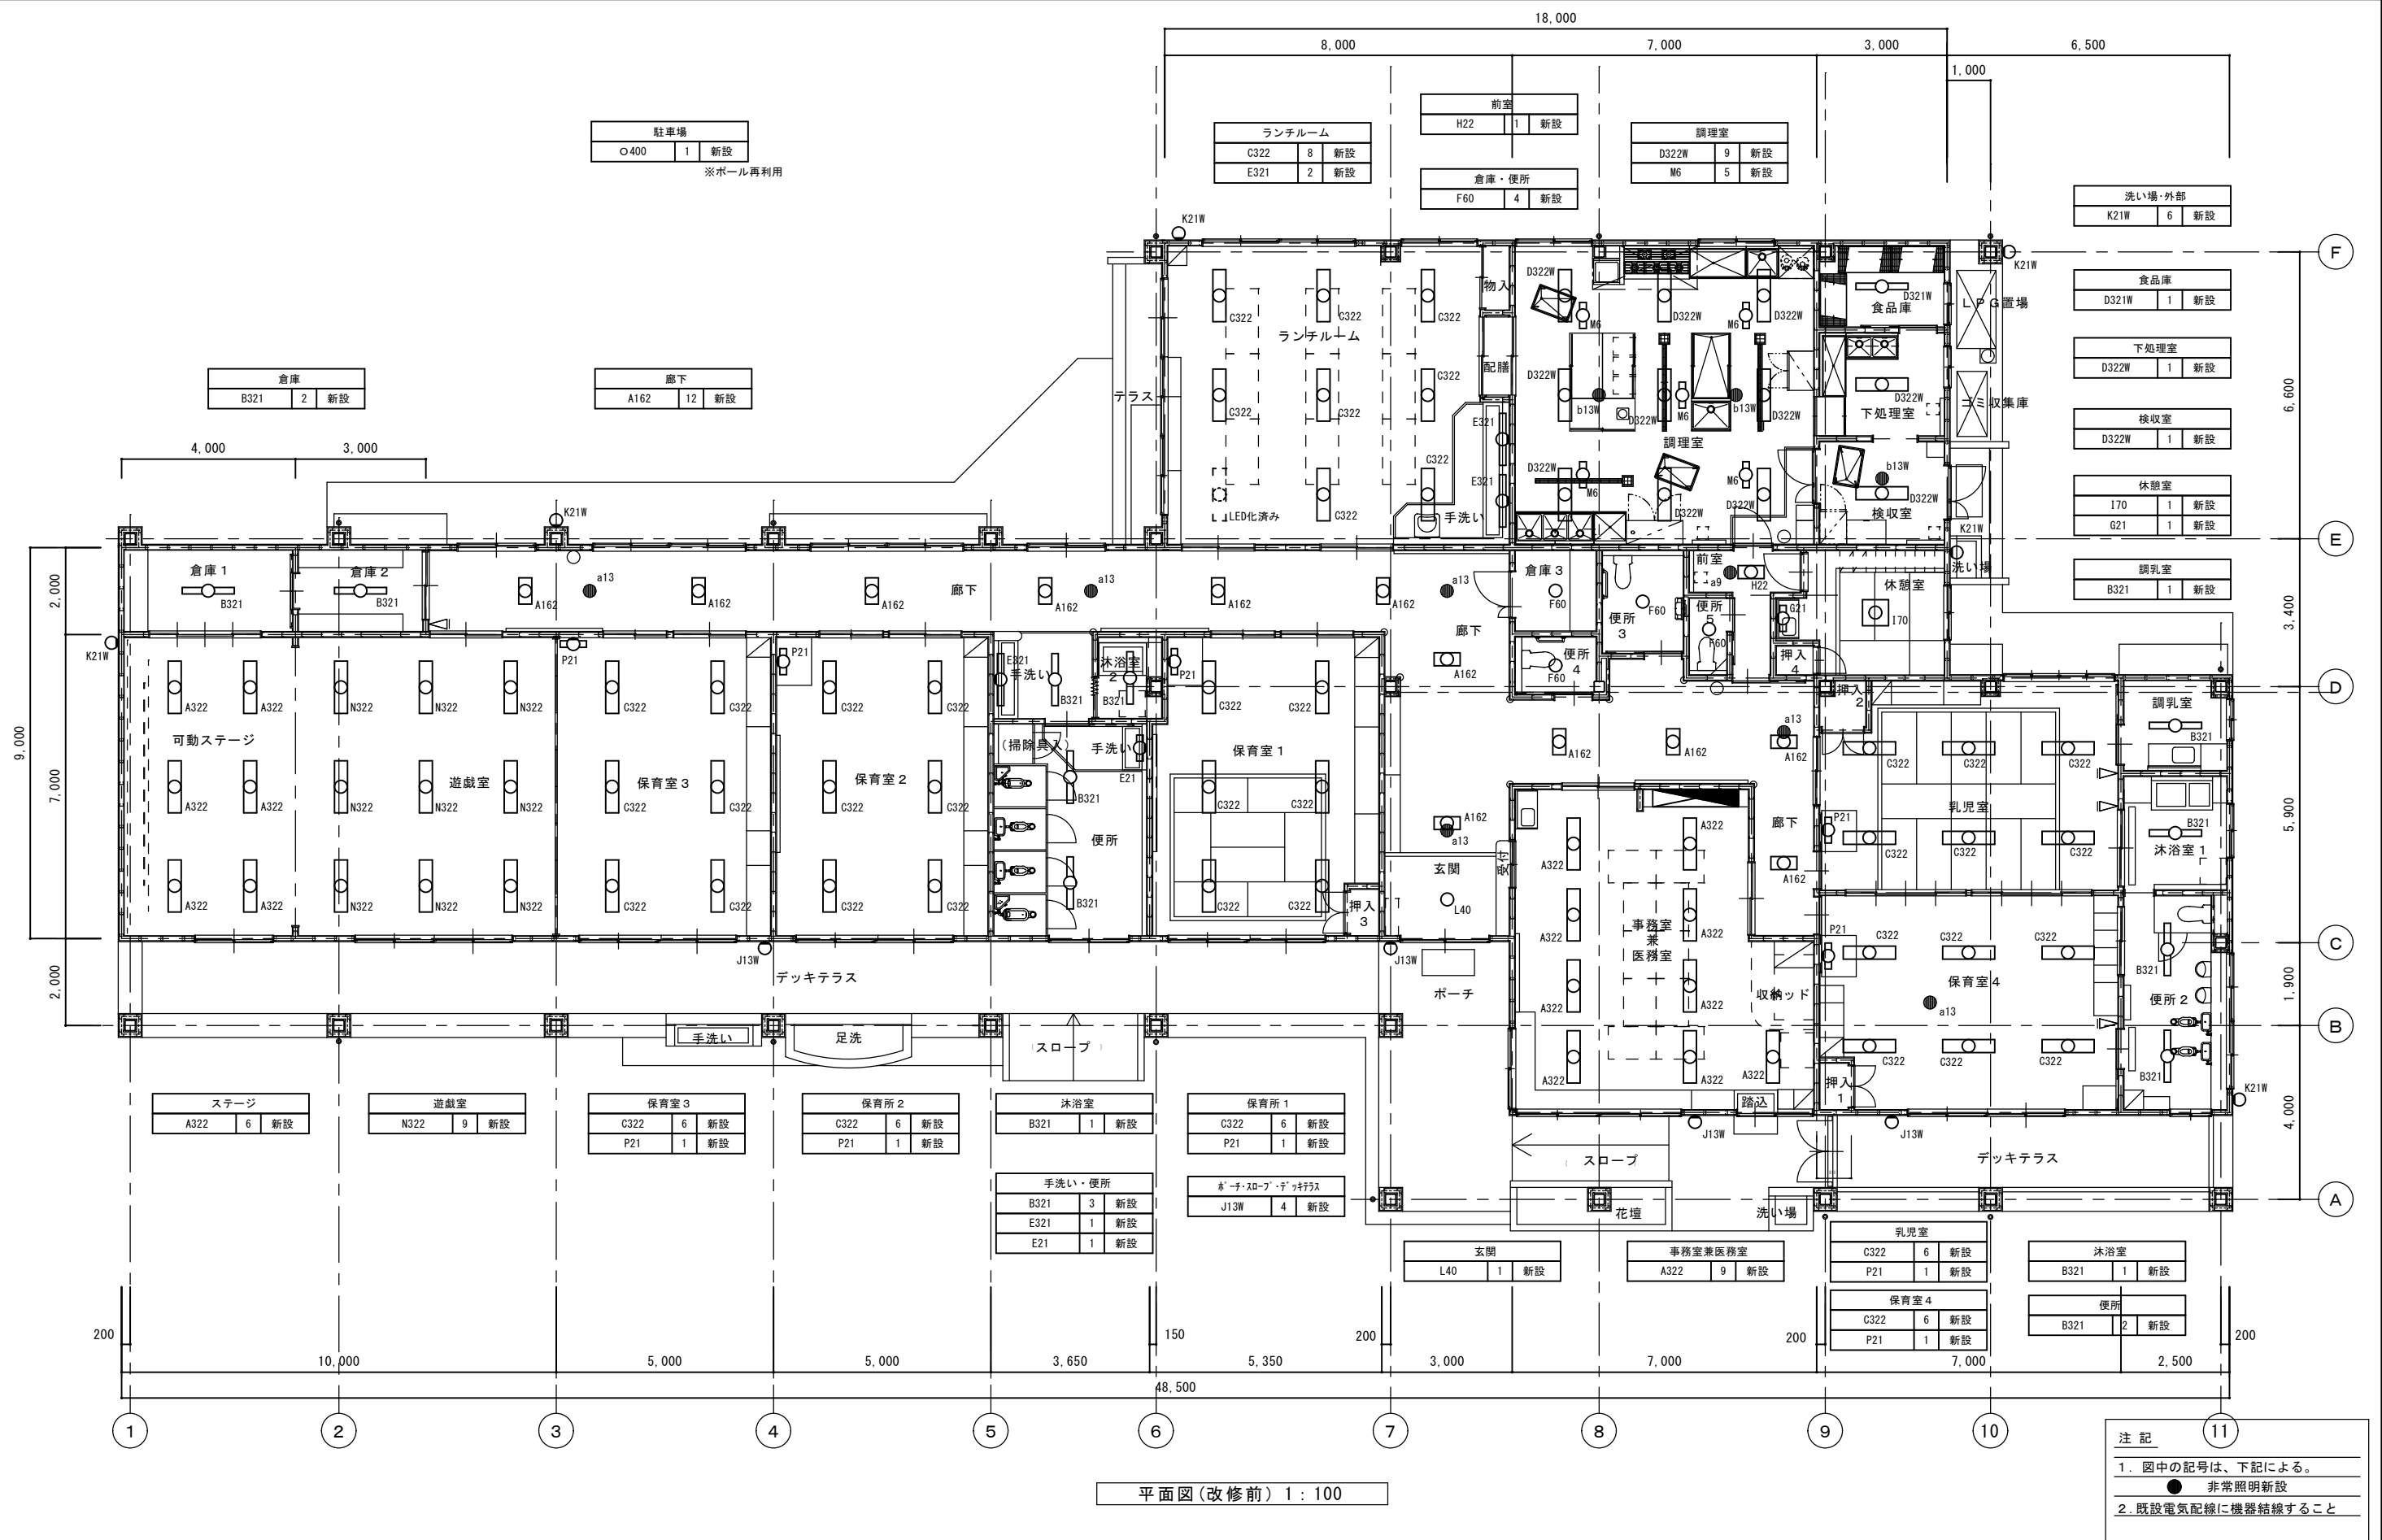

					工事名称	庄原北保育所照明LED化工事	縮尺	A2 S=1/100	図面番号 E-04
					図面名称	電灯設備 1階平面図（更新後）	日付		